


INSTALACJA OGRZEWANIA - RZUT PARTERU

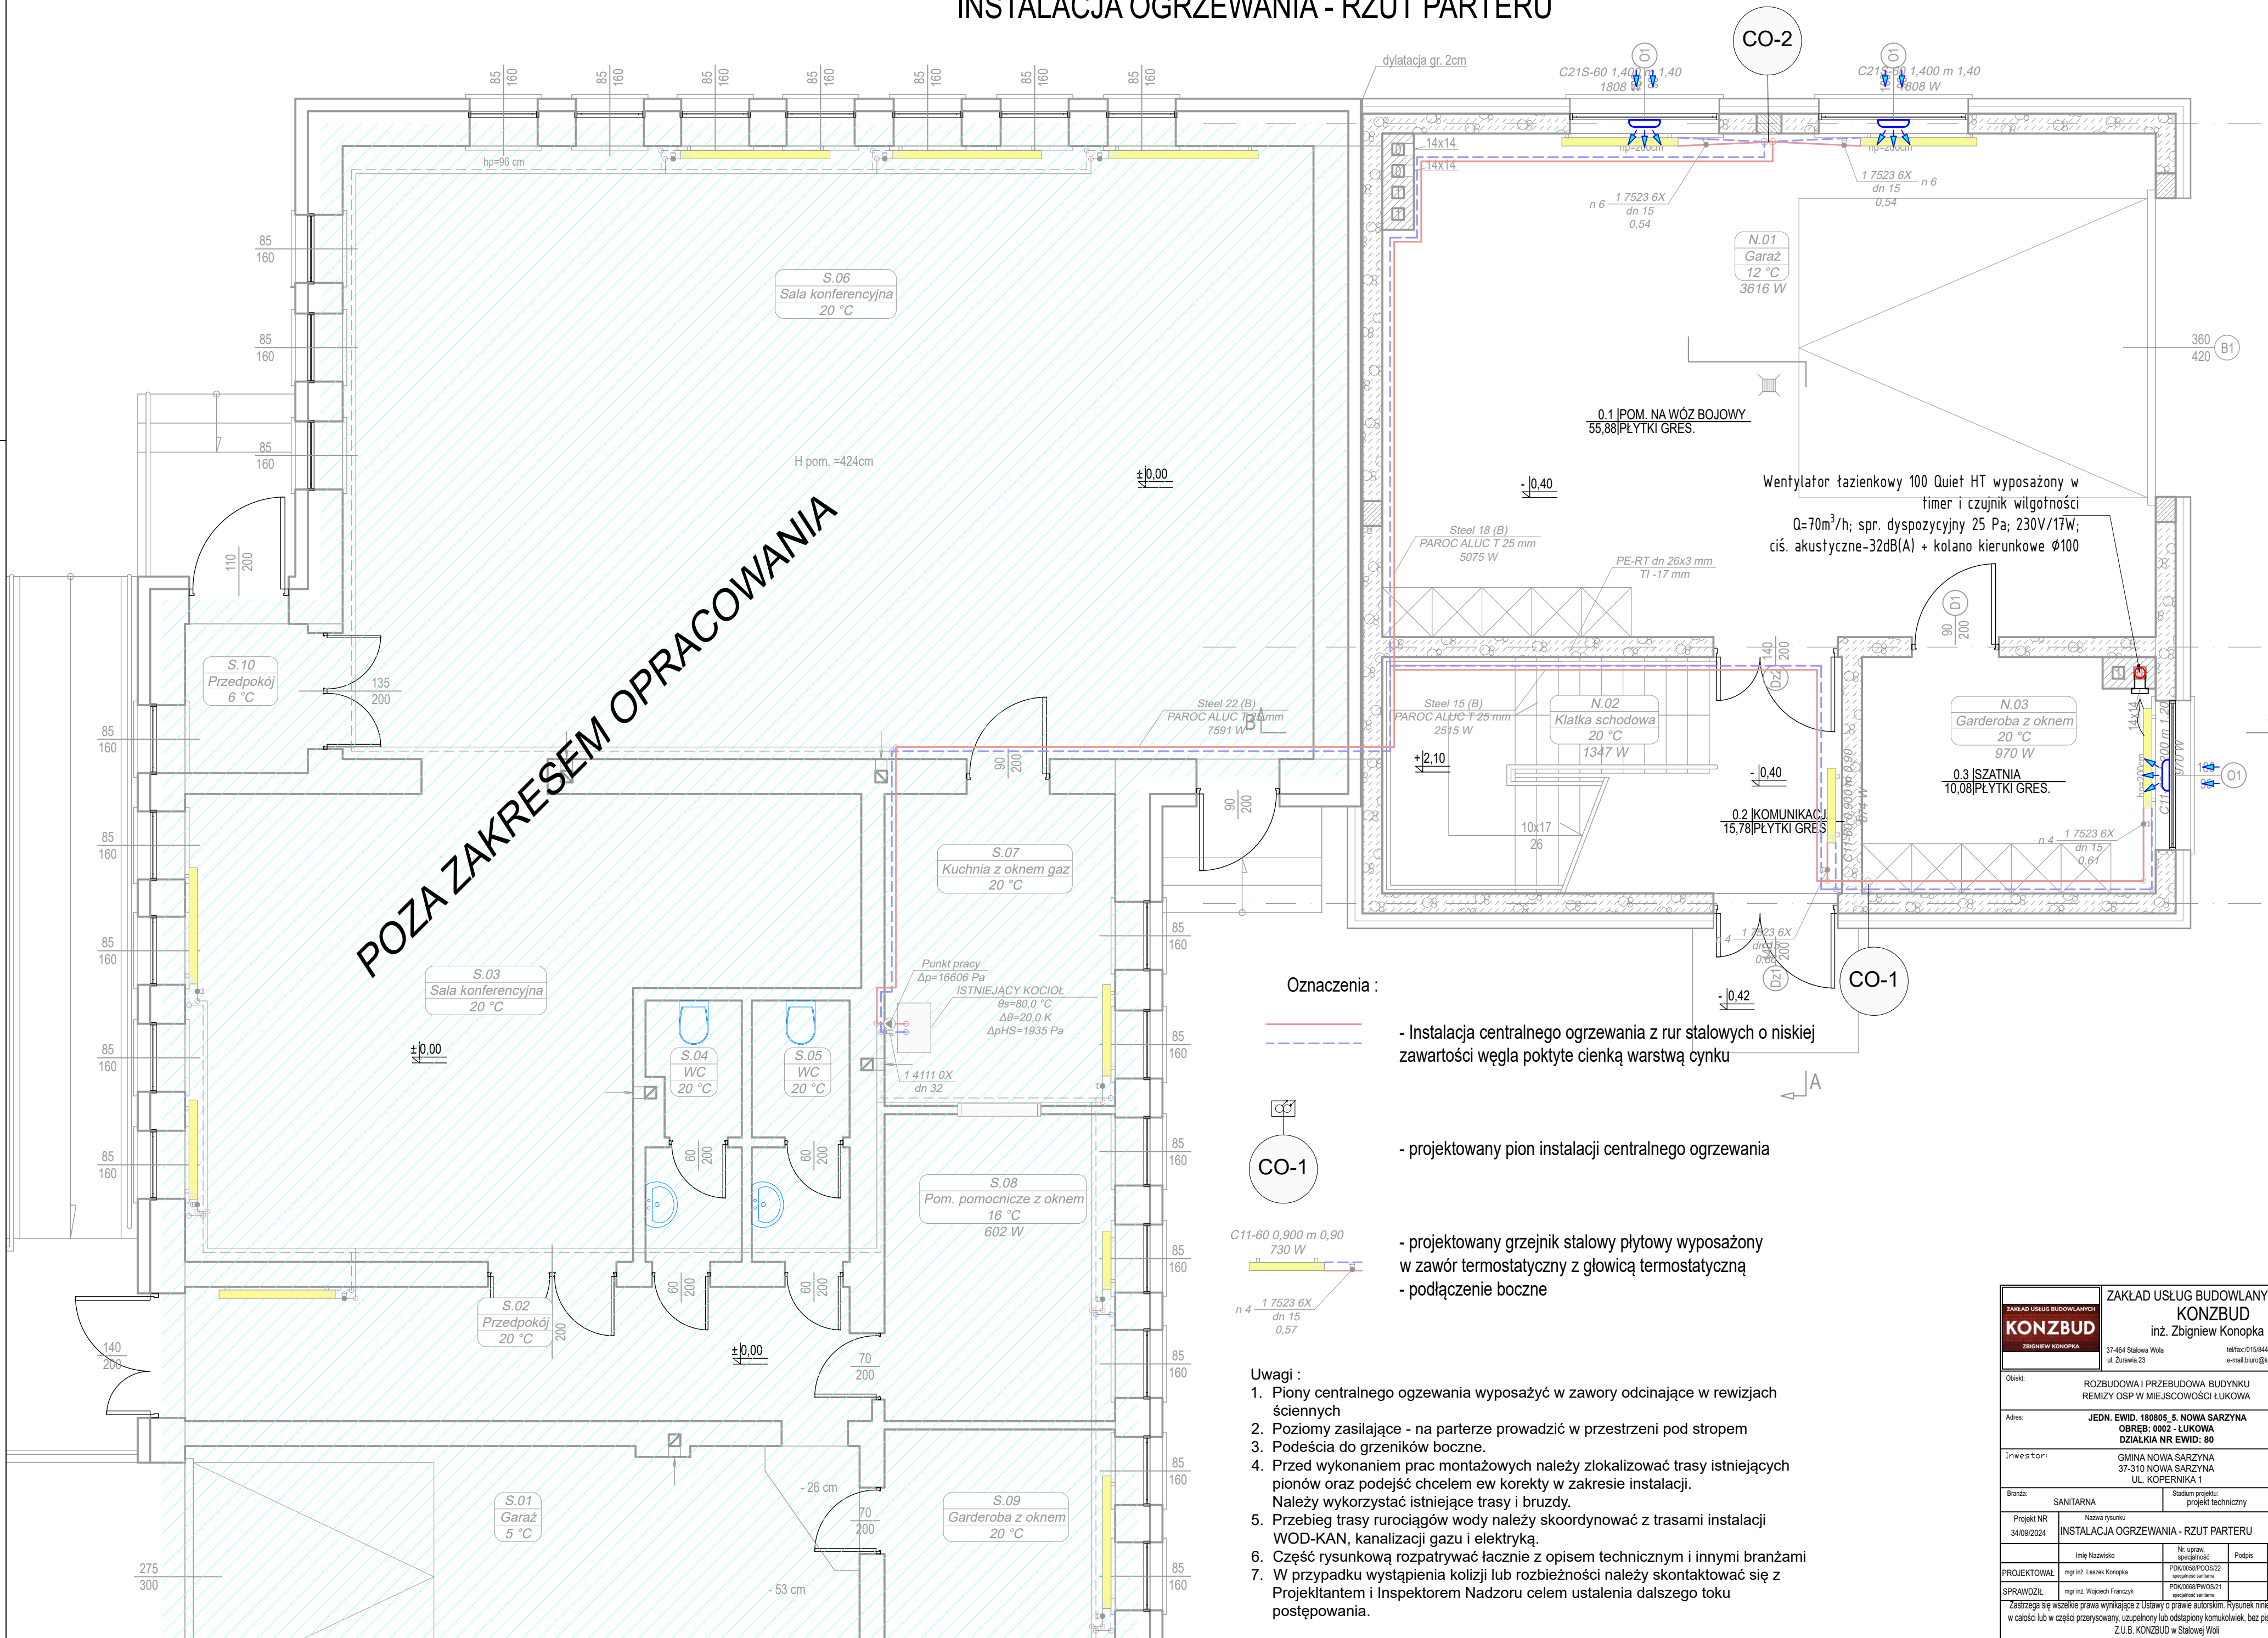

- Oznaczenia :
- Instalacja centralnego ogrzewania z rur stalowych o niskiej zawartości węgla pokryte cienką warstwą cynku
 - projektowany pion instalacji centralnego ogrzewania
 - projektowany grzejnik stalowy płytowy wyposażony w zawór termostatyczny z głowicą termostatyczną
 - podłączenie boczne

- Uwagi :
- Piony centralnego ogrzewania wyposażać w zawory odcinające w rewizjach ściennych
 - Poziomy zasilające - na parterze prowadzić w przestrzeni pod stropem
 - Podeścia do grzejników boczne.
 - Przed wykonaniem prac montażowych należy zlokalizować trasy istniejących pionów oraz podejść chłelem ew korekty w zakresie instalacji. Należy wykorzystać istniejące trasy i bruzdy.
 - Przebieg trasy rurociągów wody należy skoordynować z trasami instalacji WOD-KAN, kanalizacji gazu i elektryką.
 - Część rysunkową rozpatrywać łącznie z opisem technicznym i innymi branżami
 - W przypadku wystąpienia kolizji lub rozbieżności należy skontaktować się z Projektantem i Inspektorem Nadzoru celem ustalenia dalszego toku postępowania.

ZAKŁAD USŁUG BUDOWLANYCH KONZBUD ZBIGNIEW KONOPKA		ZAKŁAD USŁUG BUDOWLANYCH KONZBUD inż. Zbigniew Konopka 37-464 Stalowa Wola ul. Żurawia 23 tel/fax: 015 8448440 e-mail: biuro@konzbud.pl			
Opis:		ROZBUDOWA I PRZEBUDOWA BUDYNKU REMIZY OSP W MIEJSCOWOŚCI ŁUKOWA			
Adres:		JEDN. EWID. 180805, 5. NOWA SARZYNA OBREB: 0002 - ŁUKOWA DZIAŁKA NR EWID: 80			
Inwestor:		GMINA NOWA SARZYNA 37-310 NOWA SARZYNA UL. KOPERNIKA 1			
Branda:		SANITARNIA		Stadium projektu: projekt techniczny	
Projekt NR 34/09/2024		Nazwa rysunku INSTALACJA OGRZEWANIA - RZUT PARTERU			Skala: 1:50
Imię Nazwisko		Nr. upraw. specjalność		Podpis	Data
PROJEKTOWAŁ mgr inż. Leszek Konopka		PK0008PWOŚ22 specjalność sanitarna			01.2025
SPRAWDZIŁ mgr inż. Wojciech Franczyk		PK0008PWOŚ21 specjalność sanitarna			01.2025
Zastrzeżenie: Wszelkie prawa wynikające z Ustawy o prawie autorskim. Rysunek niniejszy nie może być w całości lub w części przysyłany, uzupełniany lub odłączony komunikówkami, bez pisemnej zgody firmy Z.U.B. KONZBUD w Stalowej Woli					