


INSTALACJA WODY ZIMNEJ I KANALIZACJI - RZUT PARTERU

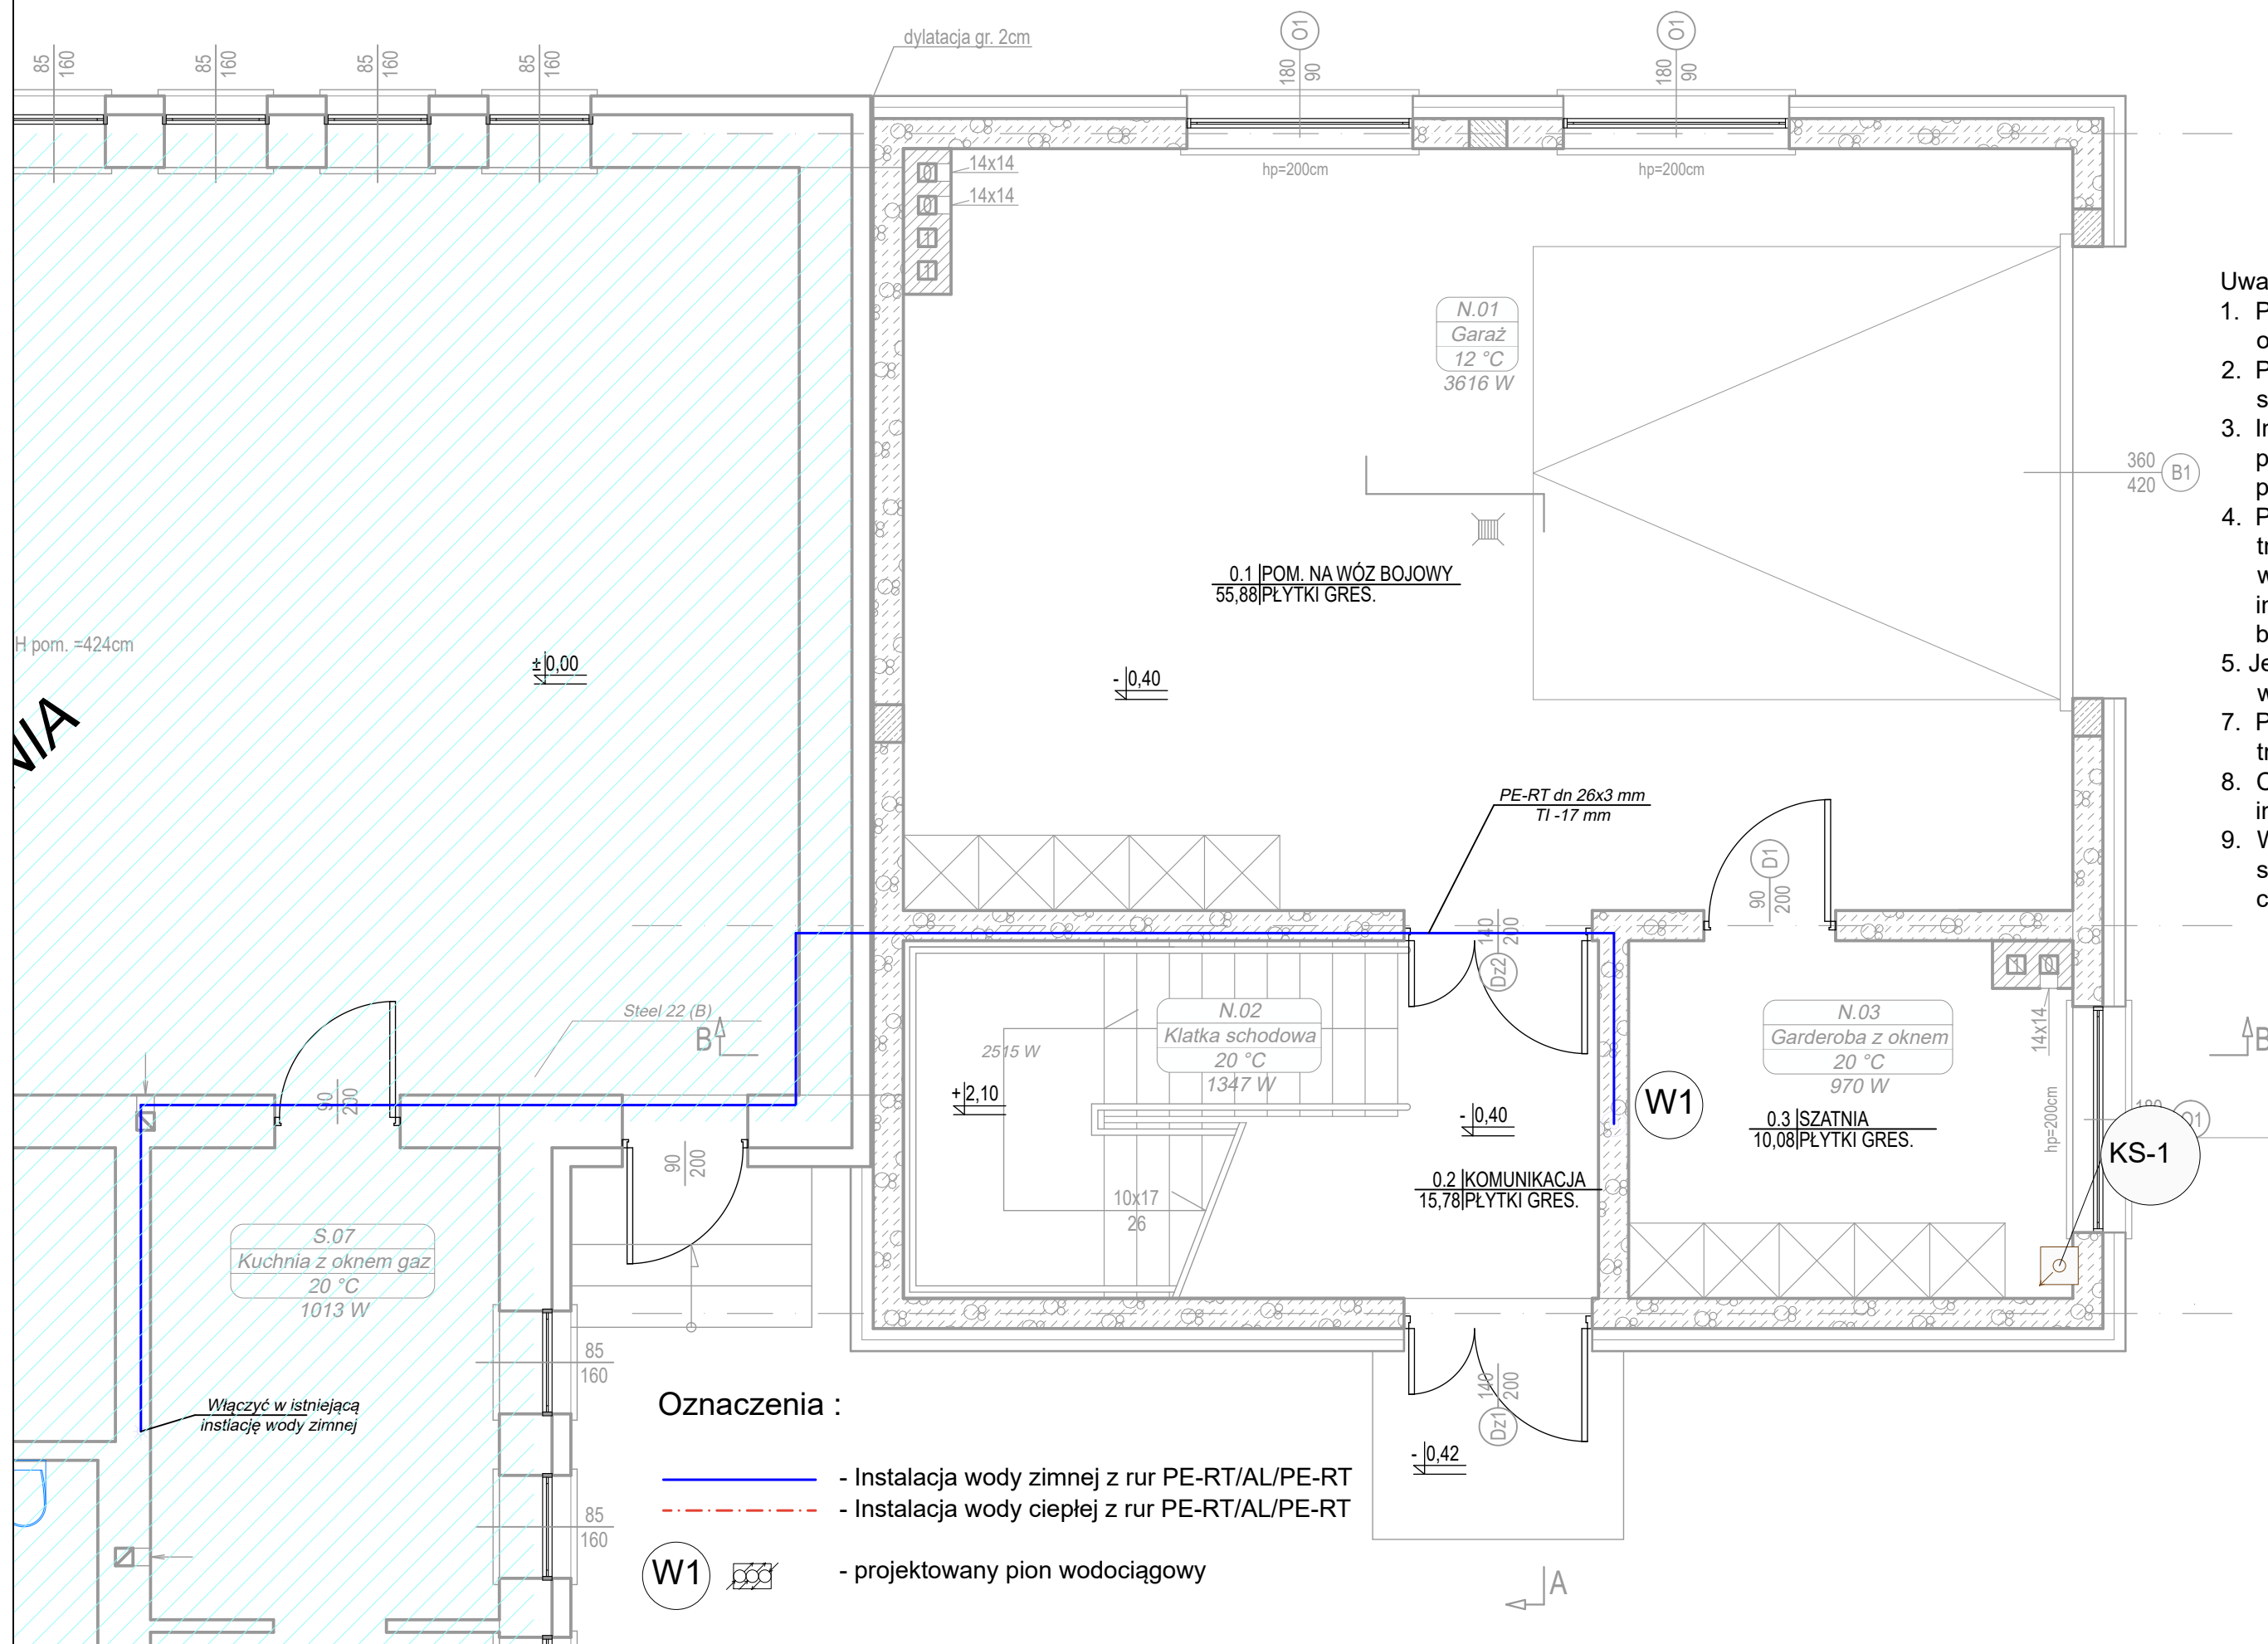

Uwagi :

1. Piony wody zimnej ZW i ciepłej CW wyposażać w zawory odcinające w rewizjach ściennych
2. Podeścia pod przybory oraz piony w pomieszczeniach sanitarnych prowadzić w warstwie posadzki i bruzdach ścian.
3. Instalację w ciągach komunikacyjnych i pomieszczeniach prowadzić w warstwach posadzki. Instalacje w piwnicy prowadzić pod stropem
4. Przed wykonaniem prac montażowych należy zlokalizować trasy istniejących podtynkowych pionów oraz podejść wodociągowych celem uzupełnienia i ew. korekty w zakresie instalacji wodociągowej. Należy wykorzystać istniejące trasy i bruzdy.
5. Jeżeli nie opisano inaczej instalacje prowadzić z rur wielowarstwowych 16x2,0
7. Przebieg trasy rurociągów wody należy skoordynować z trasami instalacji CO, kanalizacji gazu i elektryką.
8. Część rysunkową rozpatrywać łącznie z opisem technicznym i innymi branżami
9. W przypadku wystąpienia kolizji lub rozbieżności należy skontaktować się z Projektantem i Inspektorem Nadzoru celem ustalenia dalszego toku postępowania.

ZAKŁAD USŁUG BUDOWLANYCH KONZBUD ZBIGNIEW KONOPKA		ZAKŁAD USŁUG BUDOWLANYCH KONZBUD inż. Zbigniew Konopka				37-046 Stalowa Wola ul. Żurawia 23		tel/fax: 015/8448440 e-mail: biuro@konzbud.pl		
Objekt:		ROZBUDOWA I PRZEBUDOWA BUDYNKU REMIZY OSP W MIEJSKOWOŚCI ŁUKOWA								
Adres:		JEDN. EWID. 180805, 5. NOWA SARZYNA OBREG: 0002 - ŁUKOWA DZIAŁKA NR EWID: 80								
Inwestor:		GMINA NOWA SARZYNA 37-310 NOWA SARZYNA UL. KOPERNIKA 1								
Branża:		SANITARNA		Stadium projektu: projekt techniczny						
Projekt NR 34/09/2024		Nazwa rysunku INSTALACJA WODY ZIMNEJ I KANALIZACJI - RZUT PARTERU						Skala: 1:50		
		Imię Nazwisko		Nr. upraw. specjalności		Podpis		Data		Nr. Rys. 3
PROJEKTOWAŁ		mgr inż. Leszek Konopka		PDK/0058/PMOS/22 specjalność sanitarna				01.2025		
SPRAWDZIŁ		mgr inż. Wojciech Franczyk		PDK/0068/PMWS/21 specjalność sanitarna				01.2025		
Zastrzega się wszelkie prawa wynikające z Ustawy o prawie autorskim. Rysunek niniejszy nie może być w całości lub w części przysyłany, uzupełniany lub odstąpiony komunikulek, bez pisemnej zgody firmy Z.U.B. KONZBUD w Stalowej Woli										