


RZUT PIĘTRA
SKALA 1:100

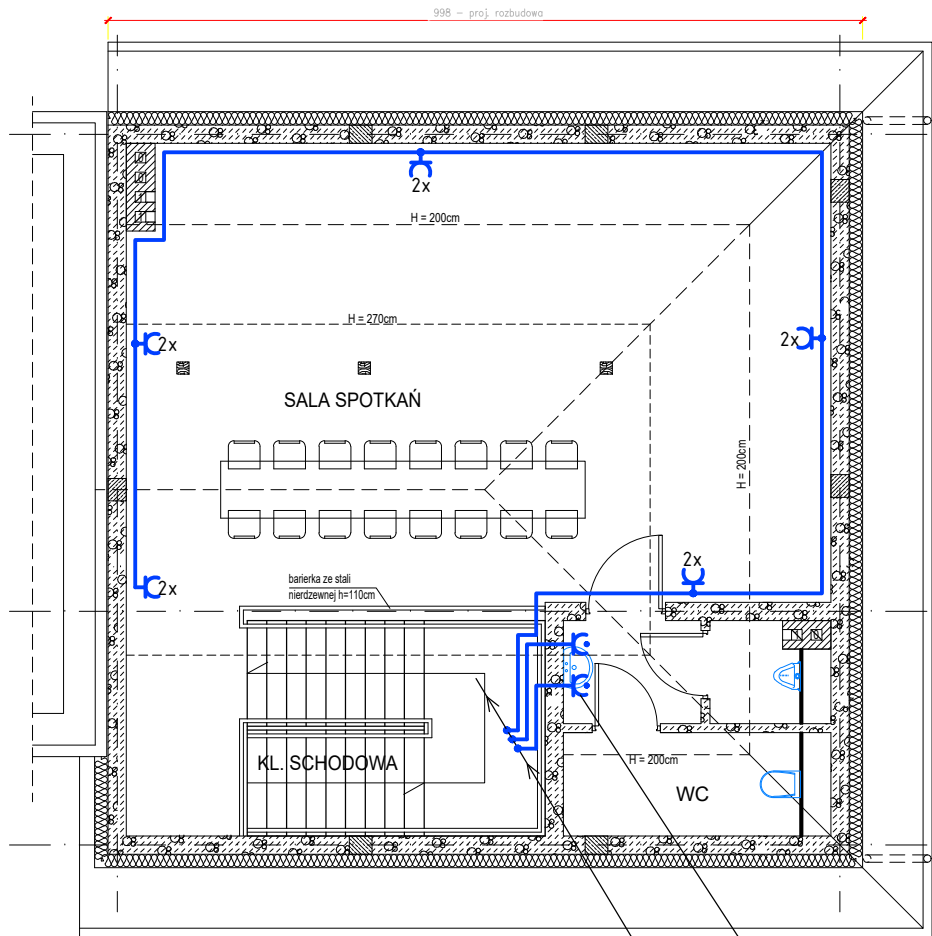


OZNACZENIA:

- gniazdo wtyczkowe pojedyncze p/t, 16A/250V, IP20;
2x – gniazdo wtyczkowe podwójne p/t, 16A/250V, IP20;
– gniazdo wtyczkowe p/t z kłapką bryzgoszczelne, 16A/250V, IP44;

UWAGI:

- Projektowane instalacje gniazd 230V wykonać przewodami typu YDYpżo 3x2,5mm² układanymi p/t i n/k ponad sufitem podwieszanym.
- Gniazda wtyczkowe 230V montować p/t na wys. ok. 0,4m od podłoża. Przy umywalkach gniazda instalować na wysokości ok. 1,2m.
- W pomieszczeniach narażonych na działanie wilgoci instalować osprzęt bryzgoszczelny IP44.
- Układ pracy TN-C/S.
- Prace instalacyjno – monterskie skoordynować z pracami innych branż.
- Przejścia przewodów przez ściany stanowiące przegrody stref pożarowych uszczelnić certyfikowanymi masami ogniotrwałymi EI60.

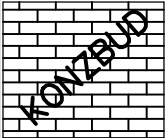		ZAKŁAD USŁUG BUDOWLANYCH KONZBUD inż. Zbigniew Konopka			
37-464 Stalowa Wola ul. Żurawia 23		tel/fax: 15 8448440 e-mail: biuro@konzbud.pl			
Obiekt:		ROZBUDOWA I PRZEBUDOWA BUDYNKU REMIZY OSP W MIEJSCOWOŚCI ŁUKOWA			
Adres:		ŁUKOWA 93, 37-310 NOWA SARZYNA NR ID DZIAŁKI: 180805_5.0002.80			
Inwestor:		GMINA NOWA SARZYNA UL. MIKOŁAJA KOPERNIKA 1, 37-310 NOWA SARZYNA			
Branża:		ELEKTRYCZNA		Stadium projektu: PROJEKT TECHNICZNY	
Projekt NR 34/09/2024	Nazwa rysunku PLAN INSTALACJI GNIAZD - piętro			Skala: 1:100	
PROJEKTOWAŁ	Imię i nazwisko	Nr. upraw.	Podpis	Data	Nr Rys. 5E
	mgr inż. Mariusz Rolek specjalność elektryczna bez ograniczeń	PDK/0074/P00E/05		01.2025	
OPRACOWAŁ					
SPRAWDZIŁ	mgr inż. Marek Watras specjalność elektryczna bez ograniczeń	PDK/0240/P00E/12		01.2025	
Zastrzegę się wszelkie prawa wynikające z Ustawy o prawie autorskim. Rysunek niniejszy nie może być w całości lub w części przerysowany, uzupełniony lub odstępiony komukolwiek, bez pisemnej zgody firmy Z.U.B. KONZBUD w Stalowej Woli					