


WPUST DESZCZOWY ULICZNY Z OSADNIKIEM dN 500 MM Z ELEMENTÓW ŻELBETOWYCH

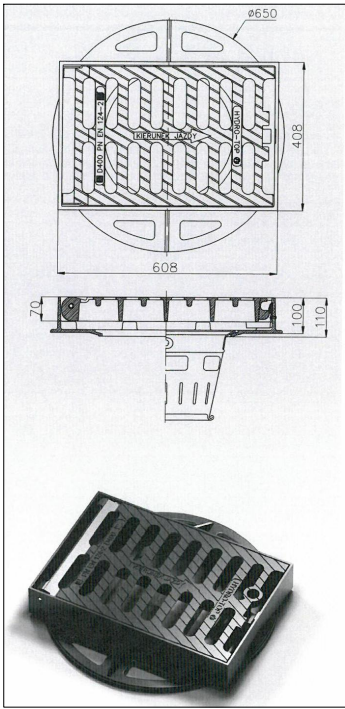

Krawężnik betonowy

Wpust deszczowy uliczny z zawiasem i rygłem klasy D400

Płyta pokrywowa


Pierścień odcciążający

Nadstawka betonowa dn 500:

- h=250 mm
- h=500 mm
- h=750 mm
- h=1000 mm

Dno studzienki (osadnik)

POdsypka i obsypka piaskowa

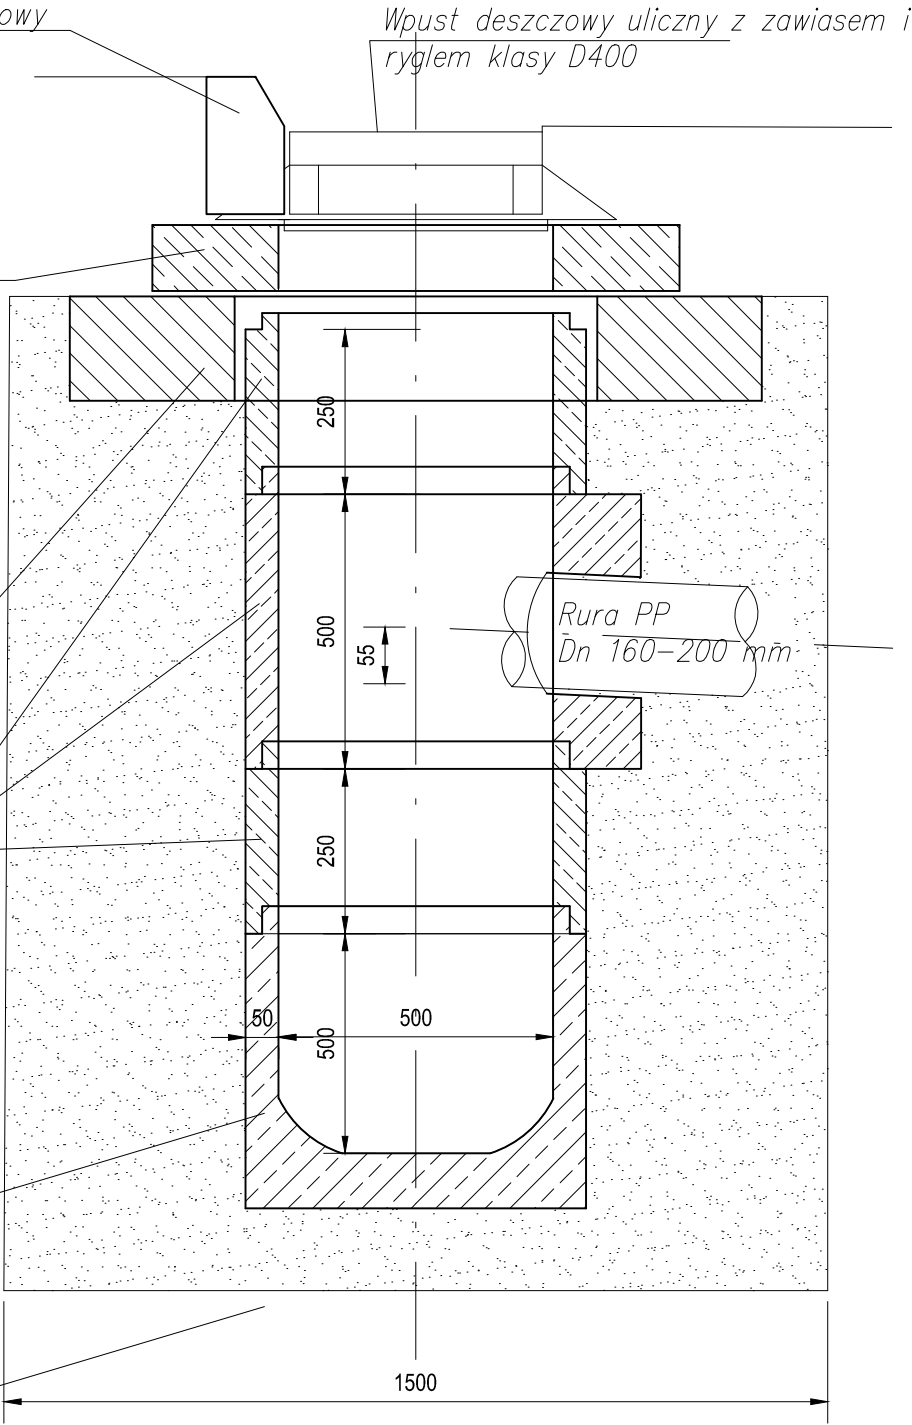

Uwaga!
1. Przed położeniem rurarzu należy sprawdzić istniejące rzędne kolidującego uzbrojenia,
2. Rury należy położyć na warstwie podsypki z piasku o gr. 15 cm
3. Powierzchnie górne włączów kanalizacyjnych należy wypoziomować do rzędnej terenu projektowanego za pomocą pierścieni dystansowych.

PROJEKT BUDOWLANY STADIUM - PROJEKT ARCHITEKTONICZNO-BUDOWLANY	Wykonał	ZAKŁAD USŁUGOWO - PROJEKTOWY "WIR" ul. Wiśniowa 55, 59-300 Lubin tel./fax 076/844-78-18		
	Inwestor	Gmina Polkowice ul. Rynek 1, 59-100 Polkowice		
	Nazwa rysunku	Szczegóły sieci kd - wpust deszczowy		Skala 1:50
	Obiekt	„Przebudowa drogi gminnej wewnętrznej ul. Porzeczkowej w Polkowicach w zakresie przebudowy jezdni, budowy drogi pieszo-rowerowej, zjazdów indywidualnych, miejsc postojowych wraz z przebudową i rozbudową elektroenergetycznej sieci kablowej nN 0,4kV oświetlenia drogowego oraz budowa sieci kanalizacji deszczowej” w ramach zadania inwestycyjnego „Budowa drogi dojazdowej przy ul. Porzeczkowej w Polkowicach”		Numer rysunku 3/1S
	Część	SANITARNA/ ODWODNIENIE		4 lipiec 2025
	Stanowisko	Imię i Nazwisko	Uprawnienia	Podpis
	Projektant Branża Odwodnienia	mgr inż. Renata Panic	Projektowanie bez ograniczeń w specjalności instalacyjno-inżynieryjnej w zakresie instalacji sieci sanitarnych nr 127/DOS/11	