


Katarzyna Dyrda
Katarzyna Dyrda

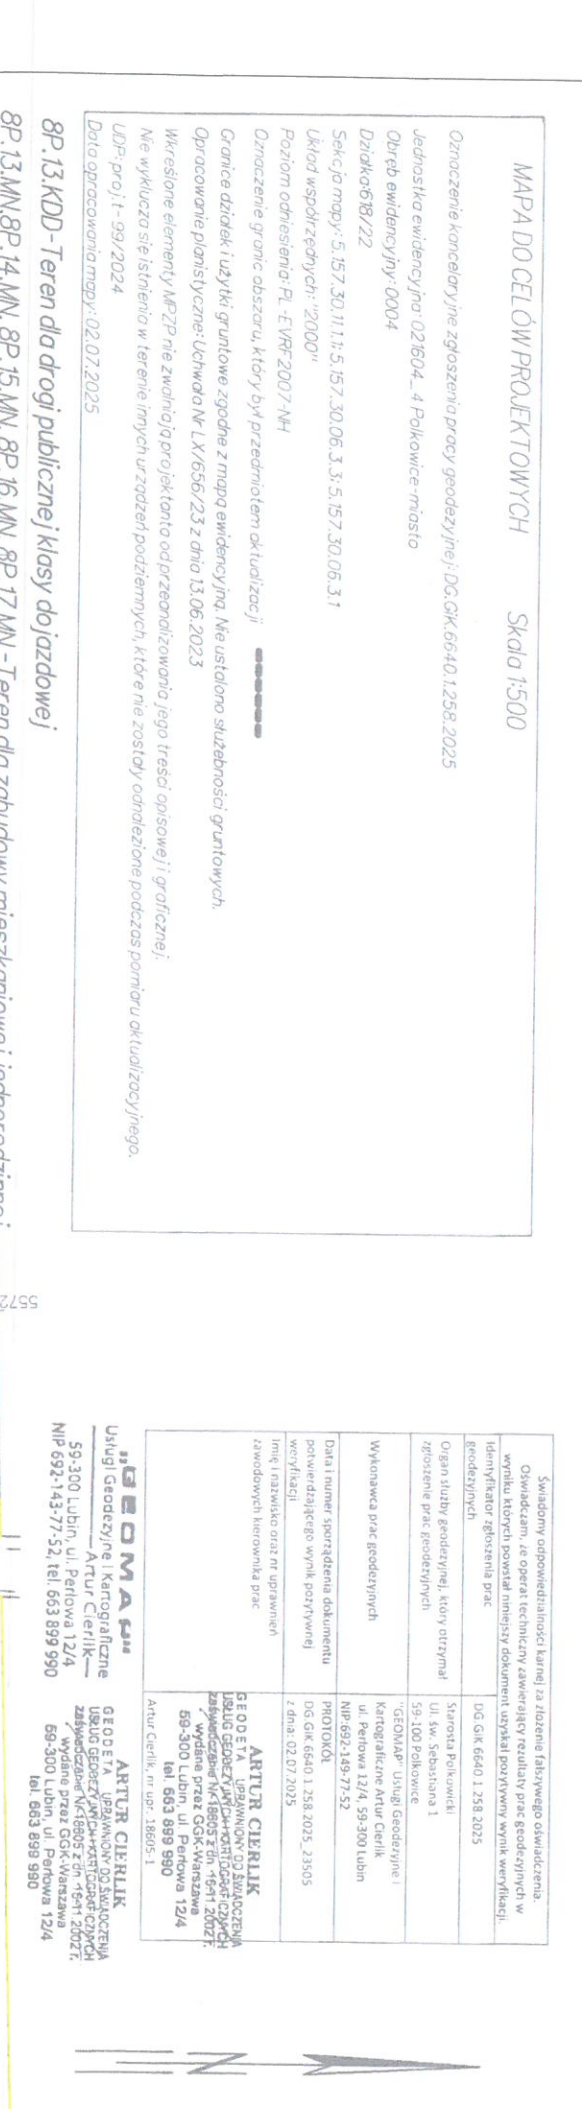

LEGENDA -BRANŻA ELEKTRYCZNA:

 Proj. latarnie

 Proj. kabel YAKXS 4*35 dł. 132,5m(150m) na całej długości w rurze DVR75

 Istn. kable do odkopania i przełożenia poza proj. jezdni na odniskach k1-k2 dł.10m i k3-k4 dł. 22m

STADIUM - PROJEKT BUDOWLANY	Wysłonal	ZAKŁAD USŁUGOWO - PROJEKTOWY "WIR" ul. Wisińska 55, 59-300 Lubin tel./fax 076/844-78-18		
	Investor	Gmina Polkowice ul. Rynek 1, 59-100 Polkowice		
	Nazwa rysunku	Projekt zagospodarowania terenu - użytkowanie sieci		Skala 1:500
	Obiekt	"Budowa drogi dojazdowej przy ul. Porzeckich w Polkowicach"		Numery rysunku 1
	Część	Projekt Zagospodarowania Terenu		30 maj 2025
	Stanowisko	Imię i Nazwisko	Uprawnienia	
	Projektant Branża Drogową	mgr inż. Wiera Śnieżko- Nikończuk	Projektowanie bez ograniczeń w specjalności konstrukcyjno- budowlanej nr 3797/Lw	
	Projektant Branża Odpływów	mgr inż. Renata Panic	Projektowanie bez ograniczeń w specjalności instalacyjno- inżynierskiej w zakresie instalacji sanitarnych nr 1210/GS/11	
	Projektant Branża Elektrownia	inż. Grzegorz Juszwiak	Projektowanie bez ograniczeń w specjalności instalacyjno- inżynierskiej w zakresie instalacji elektrycznych nr 3910/GS/09	