
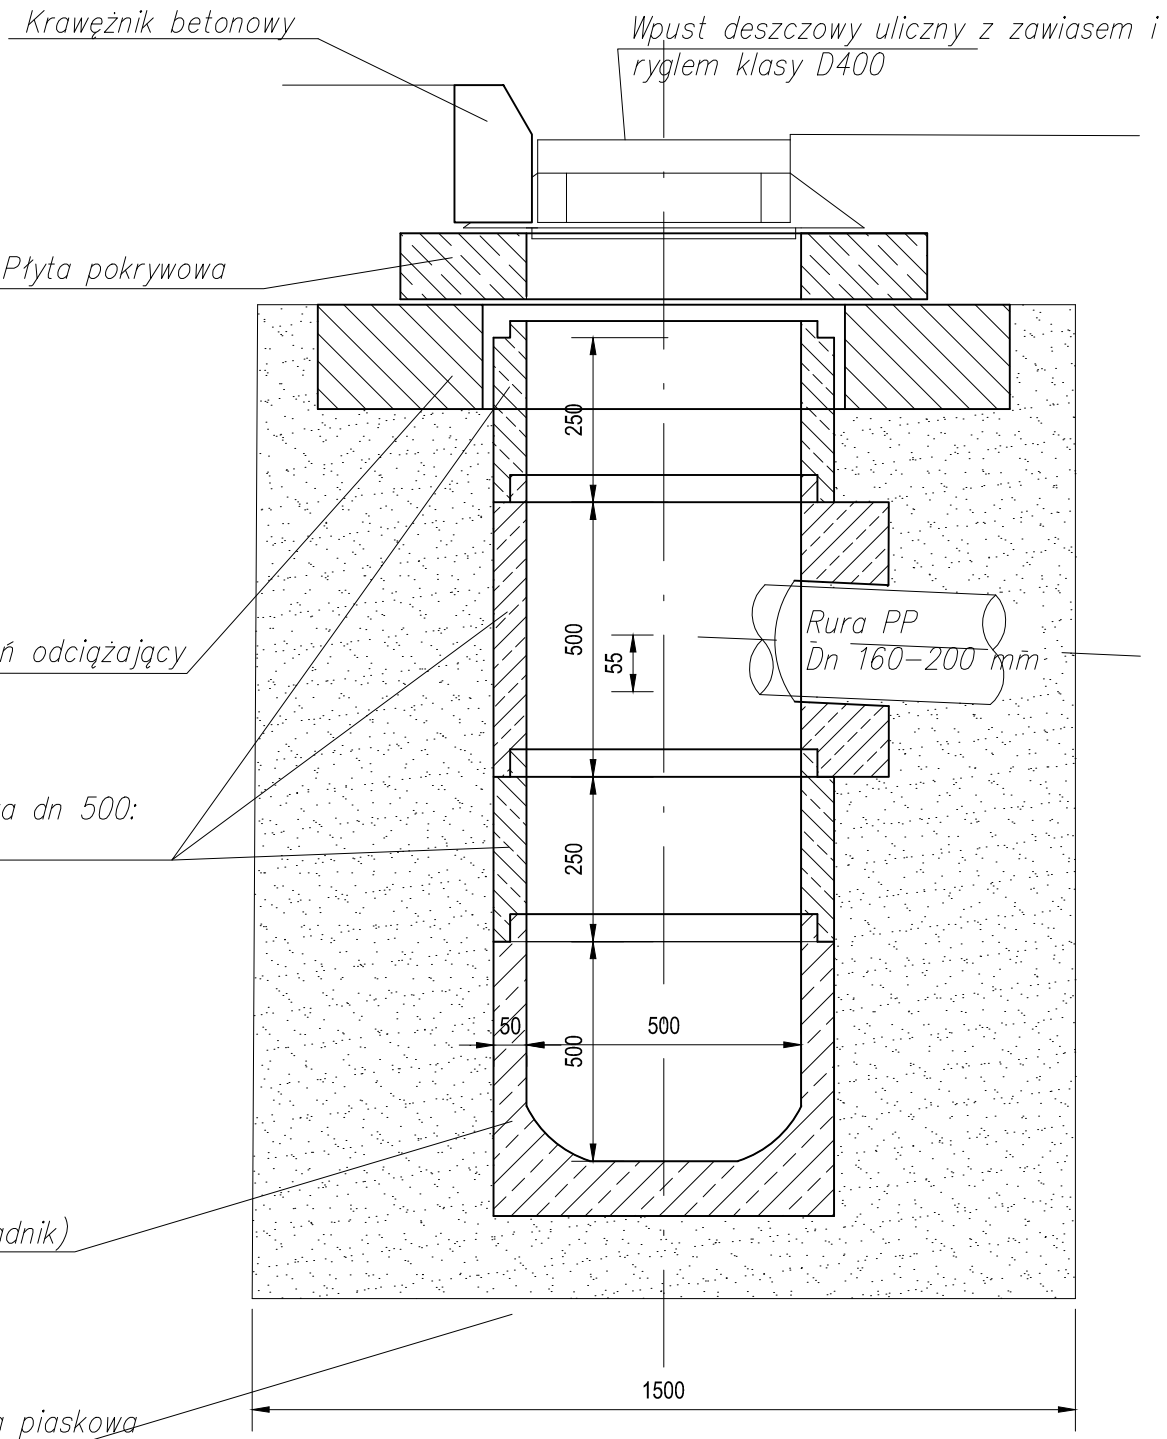


WPUST DESZCZOWY ULICZNY Z OSADNIKIEM dN 500 MM Z ELEMENTÓW ŻELBETOWYCH

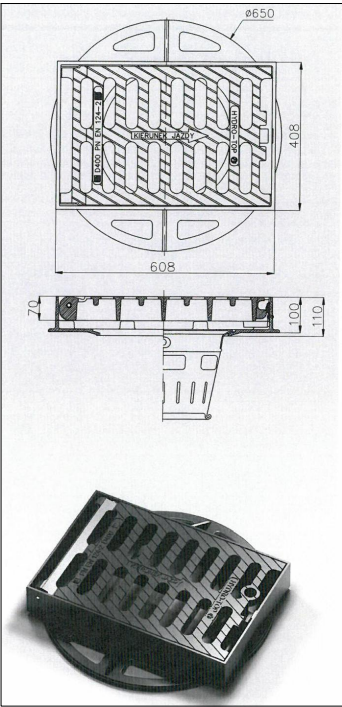

- Nadstawka betonowa dn 500:
- $h=250$ mm
 - $h=500$ mm
 - $h=750$ mm
 - $h=1000$ mm

Dno studzienki (osadnik)

POdsypka i obsypka piaskowa

Uwaga!
1. Przed położeniem rurarzu należy sprawdzić istniejące rzędne kolidującego uzbrojenia,
2. Rury należy położyć na warstwie podsypki z piasku o gr. 15 cm
3. Powierzchnie górne włączów kanalizacyjnych należy wypoziomować do rzędnej terenu projektowanego za pomocą pierścieni dystansowych.

PROJEKT TECHNICZNY	Wykonał	ZAKŁAD USŁUGOWO - PROJEKTOWY "WIR" ul. Wiśniowa 55, 59-300 Lubin tel./fax 076/844-78-18	
	Inwestor	Gmina Polkowice ul. Rynek 1, 59-100 Polkowice	
	Nazwa rysunku	Szczegóły sieci kd - wpust deszczowy	Skala 1:50
	Objekt	„Przebudowa drogi gminnej wewnętrznej ul. Porzeczkowej w Polkowicach w zakresie przebudowy jezdni, budowy drogi pieszo- rowerowej, zjazdów indywidualnych, miejsc postojowych wraz z przebudową i rozbudową elektroenergetycznej sieci kablowej nN 0,4kV oświetlenia drogowego oraz budową sieci kanalizacji deszczowej” w ramach zadania inwestycyjnego „Budowa drogi dojazdowej przy ul. Porzeczkowej w Polkowicach”	Numer rysunku 4/1S
	Część	SANITARNA/ ODWODNIENIE	19 sierpień 2025
	Stanowisko	Imię i Nazwisko	Uprawnienia
	Projektant	mgr inż. Renata Panic	
	Branża	Projektowanie bez ograniczeń w specjalności instalacyjno-inżyniernej w zakresie instalacji sieci sanitarnych nr 127/DOS/11	
	Odwodnienia		
		Podpis	