


Profil - KD Porzeczkowa

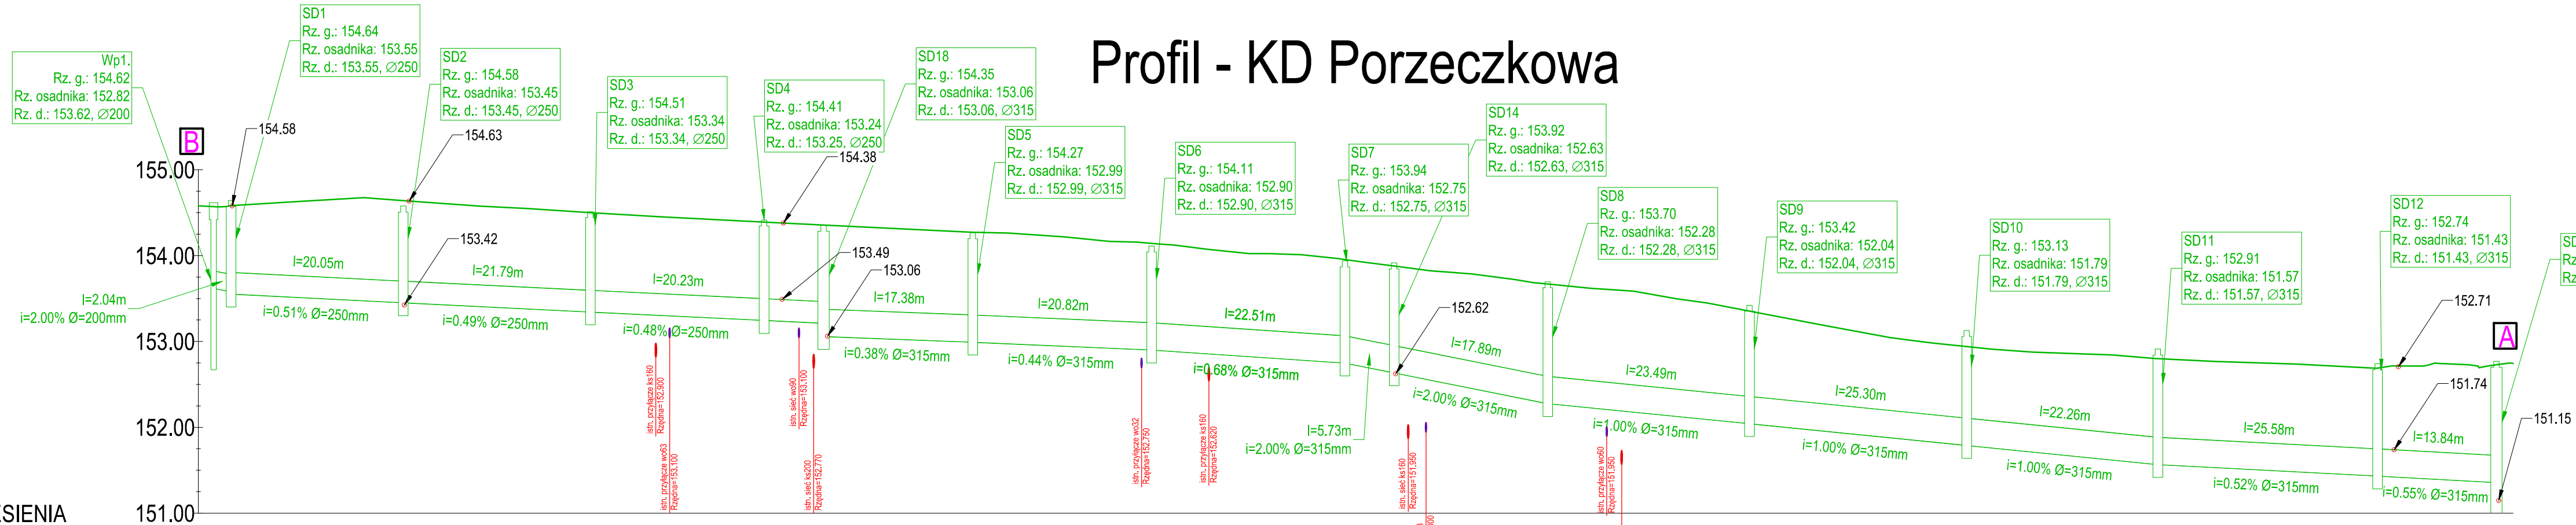

- UWAGA!!**
- PRZED PRZYSTĄPIENIEM DO ROBÓT NALEŻY NA ROBOCZO UZGODNIĆ PRZEBIEG ISTNIEJĄCEGO UZBROJENIA.
 - WYKONAĆ PRZEKOPY KONTROLNE RĘCZNE W MIEJSCACH ZBLIŻEŃ I KOLIZJI Z ISTNIEJĄCYM UZBROJENIEM TERENU.
 - PRZED WEJŚCIEM NA ROBOTY NALEŻY ZGŁOSIĆ ZARZĄDCOM SIECI ZAMIAR ROZPOCZĘCIA ROBÓT.
 - PODANE NA KOLIZJACH RZĘDNE SĄ RZĘDNymi ORIENTACYJNYMI I MOGĄ SIĘ ONE RÓŻNIĆ OD RZECZYWISTYCH.
 - NALEŻY ZACHOWAC SZCZEGÓLNĄ OSTROŻNOŚĆ W POBLIŻU MIEJSC KOLIZJI.

Legenda:

— teren istniejący

— teren projektowany

— proj. sieć kd

Rzędna terenu	154.57	154.58		154.64		154.50		154.39		154.35		154.27		154.14		153.95		153.88		153.67		153.35		152.94		152.80		152.69		152.73
Rzędna dna kanału	152.82	153.55		153.45		153.34		153.24		153.06		152.99		152.90		152.75		152.63		152.28		152.04		151.79		151.57		151.43		151.14
Zagłębienie dna	1.80	1.09		1.13		1.17		1.17		1.30		1.27		1.21		1.19		1.28		1.42		1.38		1.34		1.34		1.31		1.63
Spadek	2.00%	0.51%		0.49%		0.48%		0.50%		0.38%		0.44%		2.00%		2.00%		1.00%		1.00%		1.00%		1.00%		0.52%		0.55%		
Średnica i materiał rury	d=0.20m PVC-U	d=0.25m PVC-U		d=0.25m PVC-U		d=0.25m PVC-U		d=0.25m PVC-U		d=0.32m PVC-U		d=0.32m PVC-U		d=0.32m PVC-U		d=0.32m PVC-U		d=0.32m PVC-U		d=0.32m PVC-U		d=0.32m PVC-U		d=0.32m PVC-U		d=0.32m PVC-U		d=0.32m PVC-U		d=0.32m PVC-U
Odległość	1.77	3.81		23.86		45.65		65.88		72.81		90.19		111.01		133.52		139.25		157.14		180.63		205.93		228.19		253.77		267.61
Długość odcinka	2.04	20.05		21.79		20.23		6.93		17.38		20.82		5.73		17.89		23.49		25.30		22.26		25.58		13.84				

PROJEKT TECHNICZNY	Wykonął	ZAKŁAD USŁUGOWO - PROJEKTOWY "WIR" ul. Wiśniowa 55, 59-300 Lubin tel./fax 076/844-78-18		
	Inwestor	Gmina Polkowice ul. Rynek 1, 59-100 Polkowice		
	Nazwa rysunku	Profil sieci kd - odcinek A-B		Skala 1:500/50
	Obiekt	„Przebudowa drogi gminnej wewnętrznej ul. Porzeczkowej w Polkowicach w zakresie przebudowy jezdni, budowy drogi pieszko-rowerowej, zjazdów indywidualnych, miejsc postojowych wraz z przebudową i rozbudową elektroenergetycznej sieci kablowej nN 0,4kV oświetlenia drogowego oraz budową sieci kanalizacji deszczowej” w ramach zadania inwestycyjnego „Budowa drogi dojazdowej przy ul. Porzeczkowej w Polkowicach”		Numer rysunku 2/1S
	Część	SANITARNA ODWODNIENIE		19 sierpień 2025
	Projektant Branża Odwodnienia	Imię i Nazwisko mgr inż. Renata Panic	Uprawnienia Projektowanie bez ograniczeń w specjalności instalacyjno-tytułowej w zakresie instalacji sieci sanitarnych nr 127/DOŚ/11	Podpis