



Profil - KD odnoga E-F

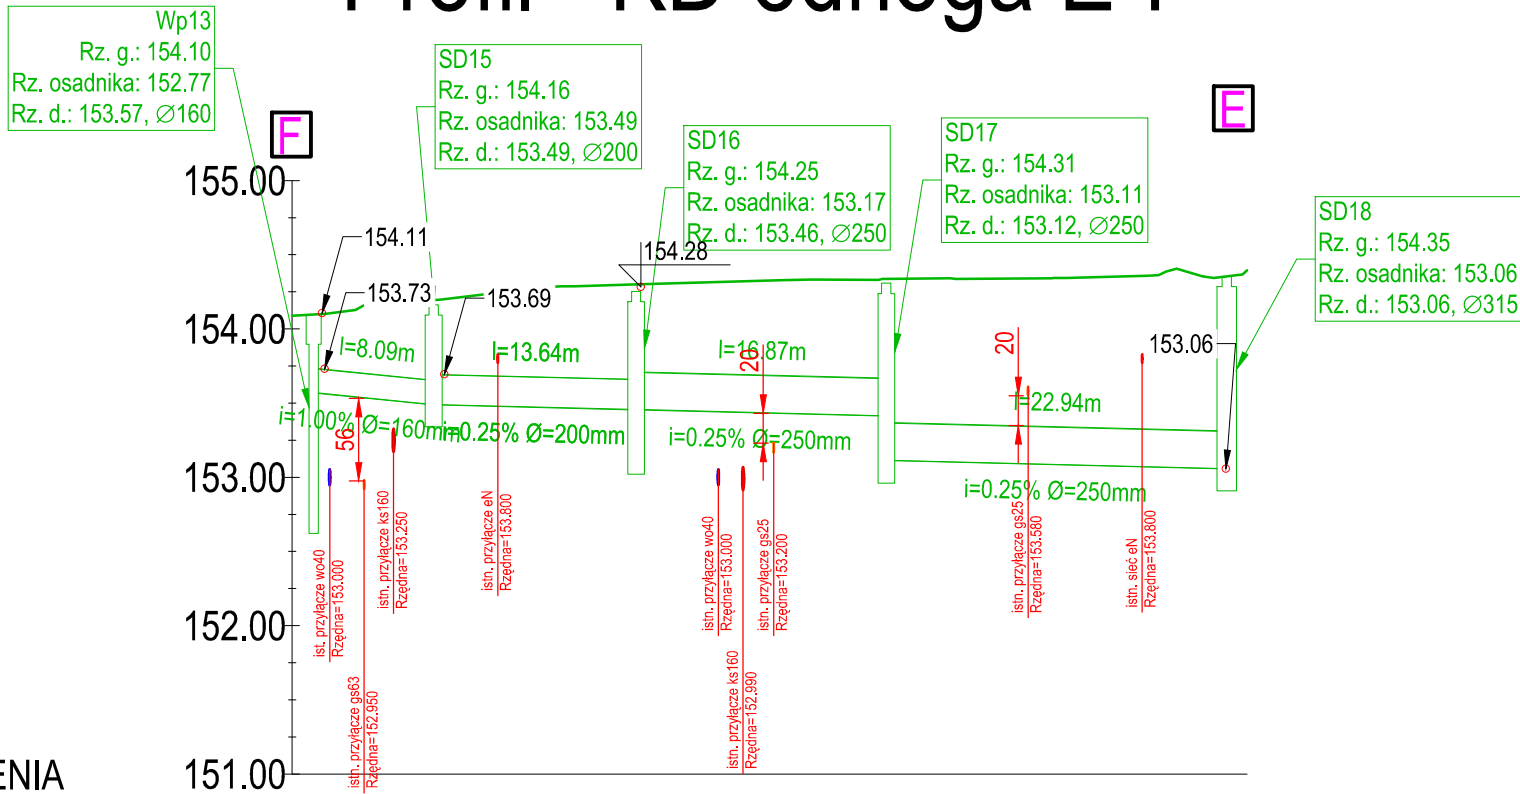

POZIOM ODNIESIENIA

Rzędna terenu	154.10	154.20	154.30	154.34	154.35
Rzędna dna kanału	152.77	153.49	153.17	153.11	153.06
Zagłębienie dna	1.32	0.67	1.08	1.20	1.30
Spadek	1.00%	0.25%	0.25%	0.25%	
Średnica i materiał rury	d=0.16m PVC-U	d=0.20m PVC-U	d=0.25m PVC-U	d=0.25m PVC-U	
Odległość	1.45	9.54	23.18	40.05	62.99
Długość odcinka		8.09	13.64	16.87	22.94

Profil - KD odnoga C-D

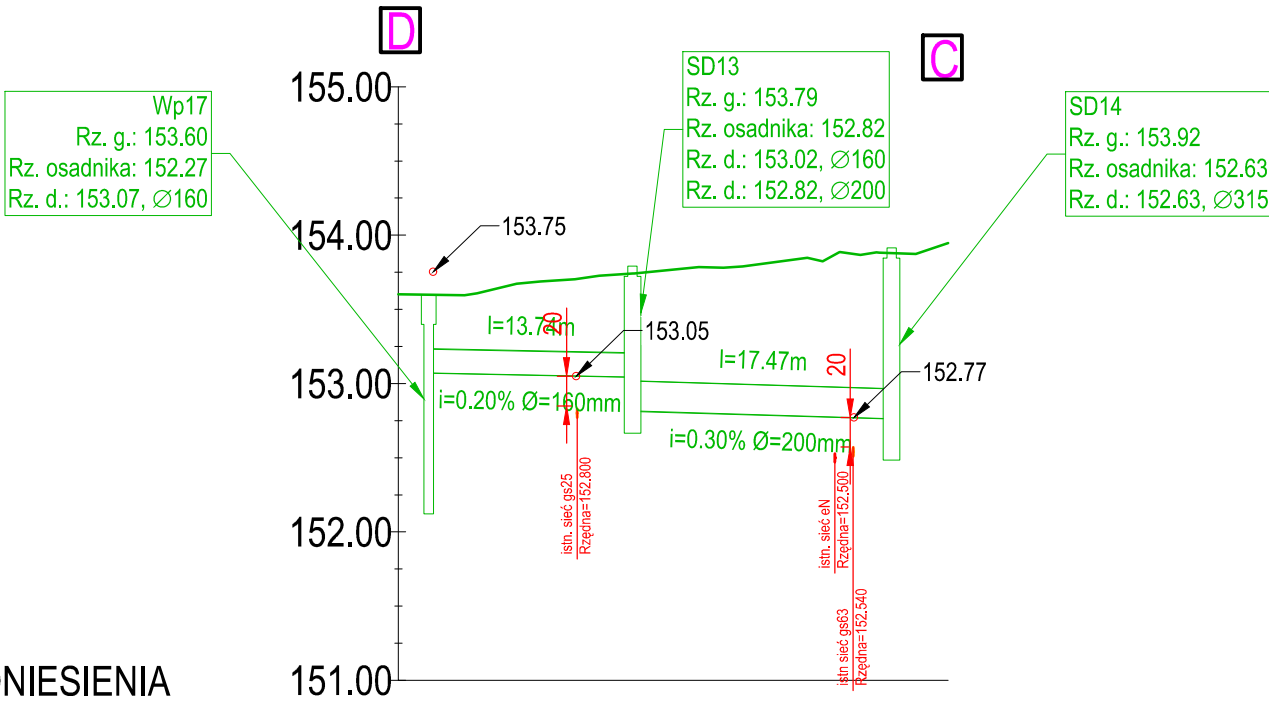

POZIOM ODNIESIENIA

Rzędna terenu	153.60	153.74	153.88
Rzędna dna kanału	152.27	152.82	152.63
Zagłębienie dna	1.33	0.98	1.28
Spadek	0.20%	0.30%	
Średnica i materiał rury	d=0.16m PVC-U	d=0.20m PVC-U	
Odległość	2.05	15.78	33.24
Długość odcinka		13.74	17.47

UWAGA!!

- PRZED PRZYSTĄPIENIEM DO ROBÓT NALEŻY NA ROBOCZO UZGODNIĆ PRZEBIEG ISTNIEJĄCEGO UZBROJENIA.
- WYKONAĆ PRZEKOPY KONTROLNE RĘCZNE W MIEJSCACH ZBLIŻEŃ I KOLIZJI Z ISTNIEJĄCYM UZBROJENIEM TERENU.
- PRZED WEJŚCIEM NA ROBOTY NALEŻY ZGŁOSIĆ ZARZĄDCOM SIECI ZAMIAR ROZPOCZĘCIA ROBÓT.
- PODANE NA KOLIZJACH RZĘDNE SĄ RZĘDNYMI ORIENTACYJNYMI I MOGĄ SIĘ ONE RÓŻNIĆ OD RZECZYWISTYCH.
- NALEŻY ZACHOWAC SZCZEGÓLNA OSTROŻNOŚĆ W POBLIŻU MIEJSC KOLIZJI.

Legenda:

- teren istniejący
- teren projektowany
- proj. sieć kd

PROJEKT TECHNICZNY	Wykonał	ZAKŁAD USŁUGOWO - PROJEKTOWY "WIR" ul. Wiśniowa 55, 59-300 Lubin tel./fax 076/844-78-18		
	Inwestor	Gmina Polkowice ul. Rynek 1, 59-100 Polkowice		
	Nazwa rysunku	Profil sieci kd - odcinek C-D, E-F		Skala 1:500/50
	Obiekt	„Przebudowa drogi gminnej wewnętrznej ul. Porzeczkowej w Polkowicach w zakresie przebudowy jezdni, budowy drogi pieszo- rowerowej, zjazdów indywidualnych, miejsc postojowych wraz z przebudową i rozbudową elektroenergetycznej sieci kablowej nN 0,4kV oświetlenia drogowego oraz budową sieci kanalizacji deszczowej” w ramach zadania inwestycyjnego „Budowa drogi dojazdowej przy ul. Porzeczkowej w Polkowicach”		
	Część	SANITARNA/ ODWODNIENIE		
	Stanowisko	Imię i Nazwisko	Uprawnienia	Podpis
Projektant Branża Odwodnienia		mgr inż. Renata Panic	Projektowanie bez ograniczeń w spejaldności instalacyjno-inżynieryjnej w zakresie instalacji sieci sanitarnych nr 127/DOS/11	19 sierpień 2025