


- maszt odgromowy aluminiowy na trójnogu wysokość 3m

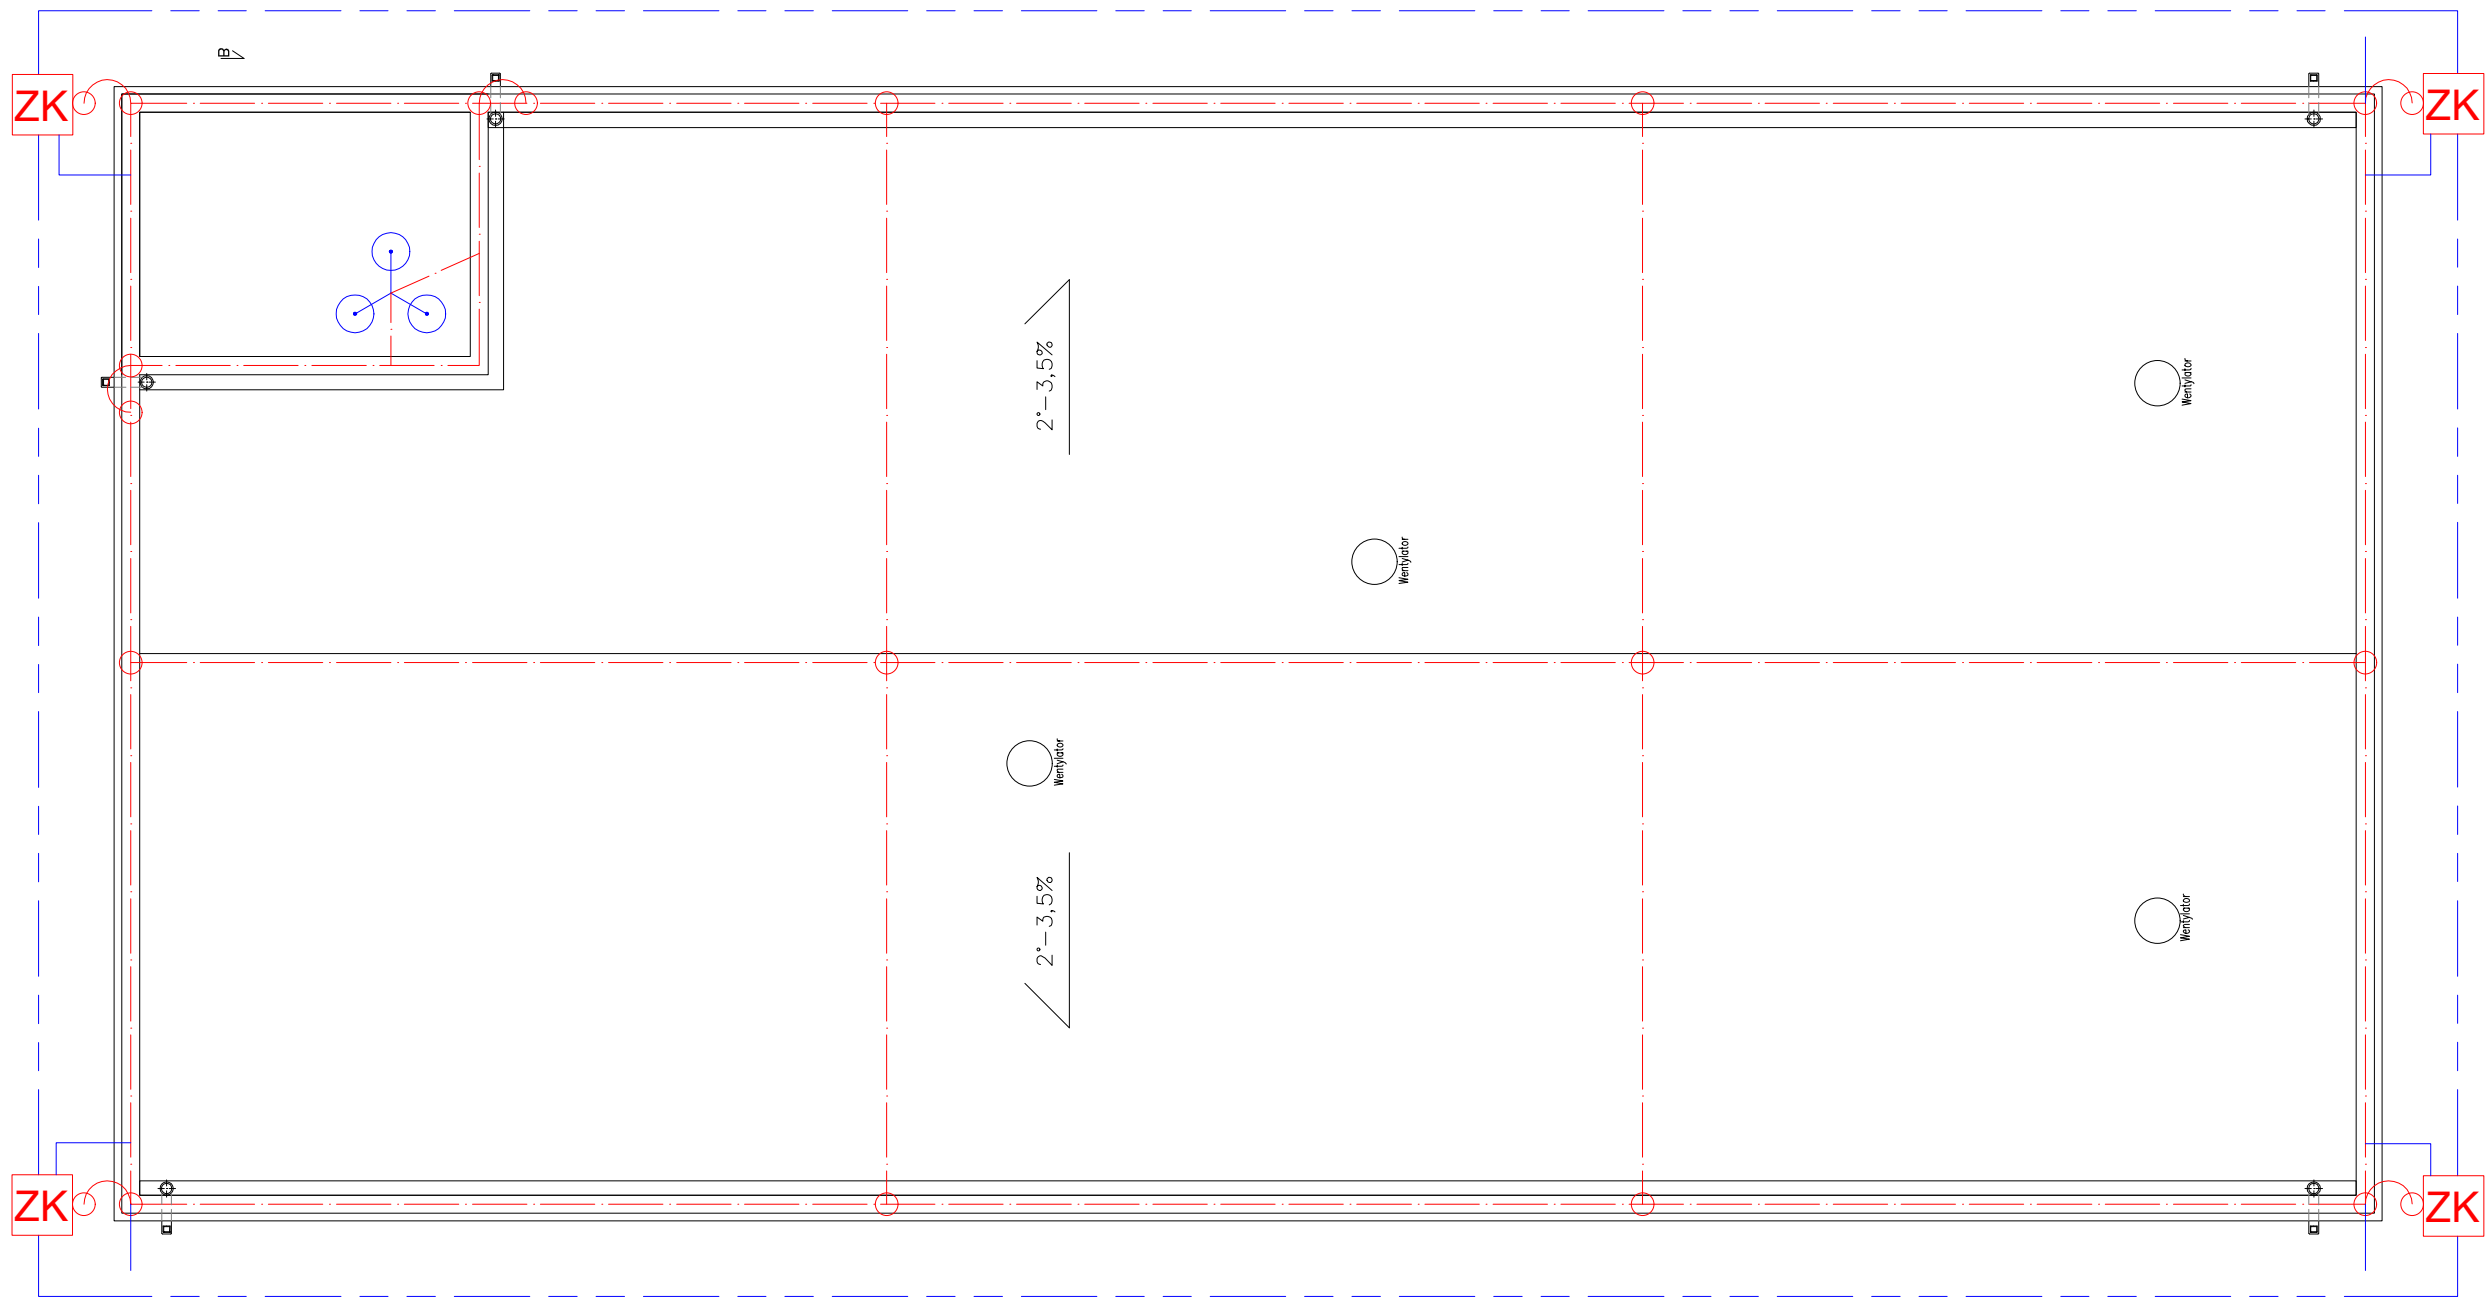

- zwód pionowy h=0,5m



- projektowany uziom otokowy FeZn4x30 mm2



- przewód odprowadzający prowadzony po ścianie w rurze



- połączenie skręcane drutu ocynkowanego fi8 mm



- projektowany drut ocynkowany FeZn fi 8 mm



- projektowane złącze kontrolne

MJ PROJEKT MILCZARSCY		
JEDNOSTKA PROJEKTOWA	Marcin Milczarski, 18-500 KOLNO, ST. KRUPKI 3 NIP 291 022 09 46 REGON385181351 e-mail: miprojekt@wp.pl, tel.: 668 250 203	
TEMAT PROJEKTU	Budowa budynku garażowo-magazynowego i wiaty wraz z niezbędną infrastrukturą techniczną i zagospodarowaniem terenu na potrzeby Komendy Miejskiej Państwowej Straży Pożarnej w Łomży.	
ADRES	część dz. nr 20511, miasto Łomża, obręb Łomża 2	
TREŚĆ RYSUNKU	Instalacje Odgromowe	
BRANŻA	ELEKTRYCZNA	
UDZIAŁ	NAZWISKO NR. UPRAWNIEŃ	PODPIS
PROJEKTOWAŁ	mgr inż. MARCIN BĄCZEK upr. PDL/0064/PBE/20	
INSTALACJE ELEKTRYCZNE		
DATA 28.08.2025	SKALA 1 : 100	NR RYSUNKU 5