


Projekt zagospodarowania terenu

Istniejący kabel z szafki "REJA" obw. nr 2 przeciąć i wprowadzić do latarni 4/20. Pozostawić bez podpinania i oznakować tabliczką "PODZIAŁ SIECI"

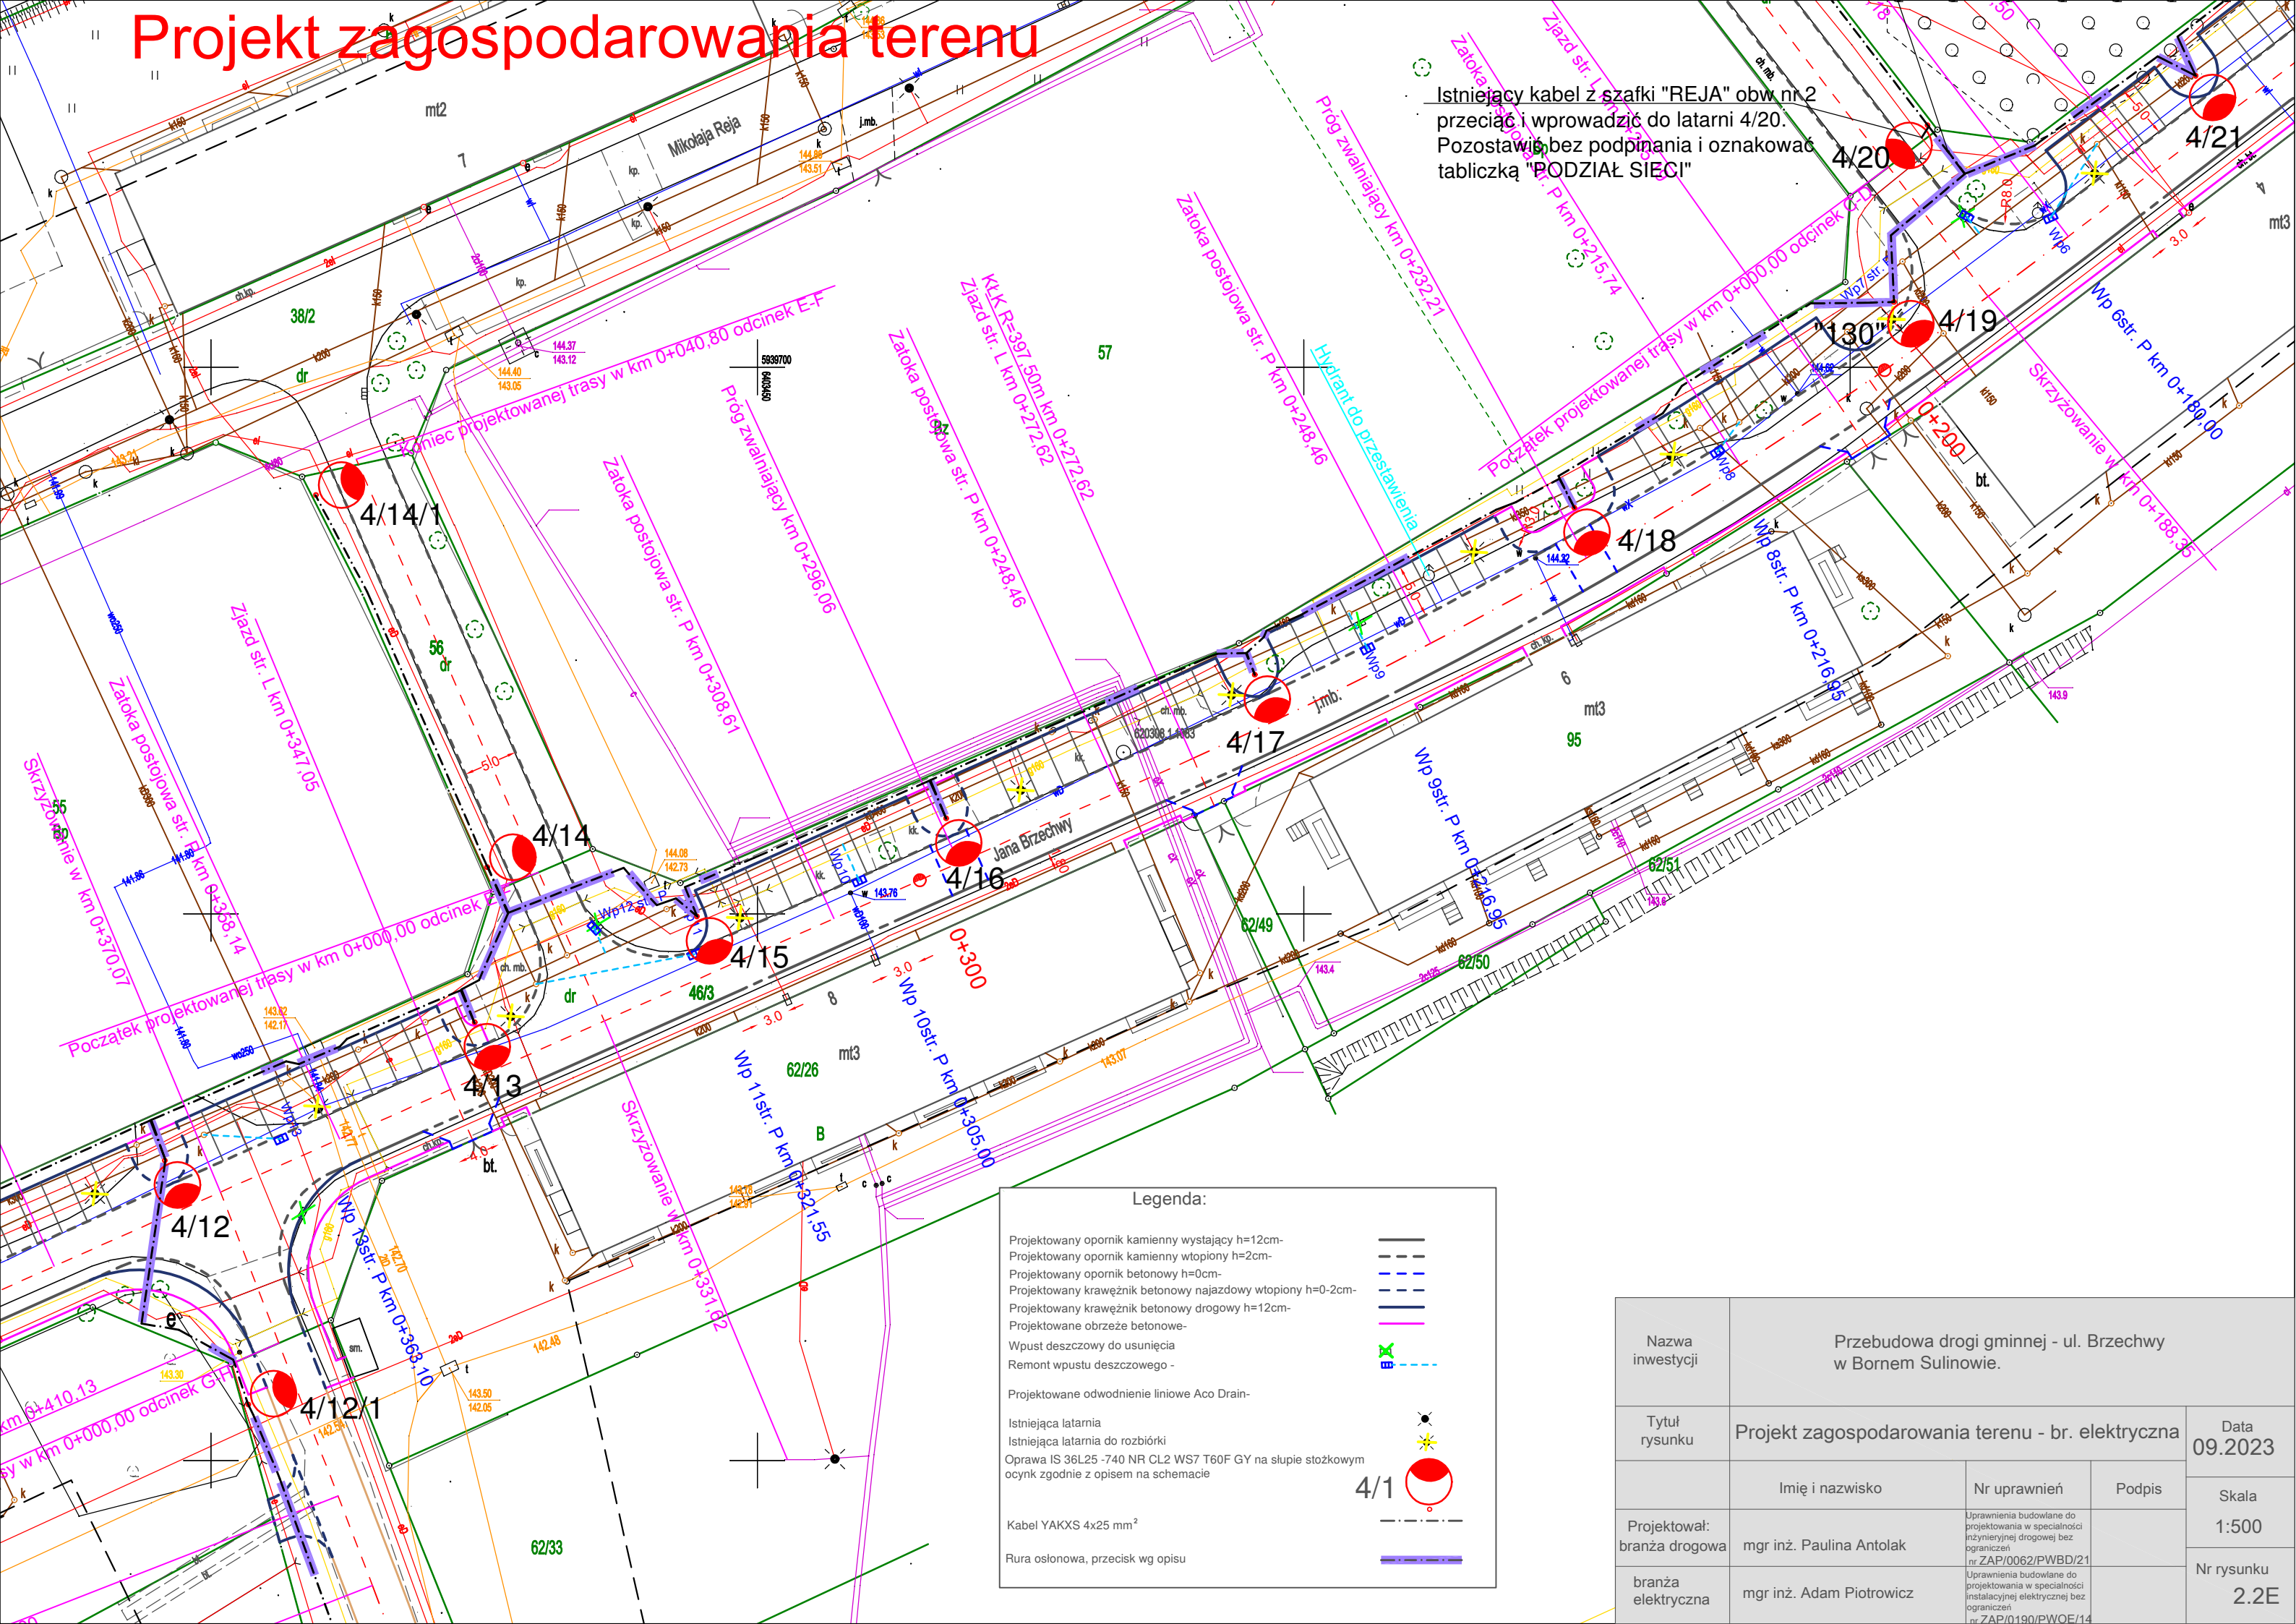

Legenda:


Projektowany opornik kamienny wystający h=12cm-
Projektowany opornik kamienny wtopiony h=2cm-
Projektowany opornik betonowy h=0cm-
Projektowany krawężnik betonowy najazdowy wtopiony h=0-2cm-
Projektowany krawężnik betonowy drogowy h=12cm-
Projektowane obrzeże betonowe-
Wpust deszczowy do usunięcia
Remont wpustu deszczowego -

Projektowane odwodnienie liniowe Aco Drain-

Istniejąca latarnia
Istniejąca latarnia do rozbiórki
Oprawa IS 36L25 -740 NR CL2 WS7 T60F GY na słupie stożkowym
ocynk zgodnie z opisem na schemacie

Kabel YAKXS 4x25 mm²

Rura osłonowa, przecisk wg opisu

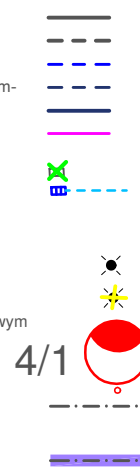

Nazwa inwestycji	Przebudowa drogi gminnej - ul. Brzechwy w Bornem Sulnowie.		
Tytuł rysunku	Projekt zagospodarowania terenu - br. elektryczna		Data 09.2023
	Imię i nazwisko	Nr uprawnień	Podpis
Projektował: branża drogowa	mgr inż. Paulina Antolak	Uprawnienia budowlane do projektowania w specjalności inżynierskiej drogowej bez ograniczeń nr ZAP/0062/PWBD/21	Skala 1:500
branża elektryczna	mgr inż. Adam Piotrowicz	Uprawnienia budowlane do projektowania w specjalności instalacyjnej elektrycznej bez ograniczeń nr ZAP/0190/PWOWE/14	Nr rysunku 2.2E