


MAPA DO CELÓW PROJEKTOWYCH
SKALA 1:500

Data miejscowości		JANKOWA ŻAGAŃSKA	
Data		359/37 ; 359/26 ; 359/44 ; 357 i w zakresie	
Jednostka ewidencyjna	identyfikator	081004_5	
	nazwa	IŁOWA-OBSZAR WIEJSKI	
Obręb ewidencyjny	identyfikator	081004_5.0004	
	nazwa	JANKOWA ŻAGAŃSKA	
Seksja mapy		5.158.22.23.4.4	
Nazwa układu współrzędnych	prostokątnych płaskich	PL-ETRF2000	
	wysokości	PL-EVRF2007-NH	
Oznaczenie granic obszaru, który był przedmiotem aktualizacji		- - - - -	
Oznaczenie i informacje o służebnościach gruntowych		nie badano	
Oznaczenie i symbol konturu użytku gruntowego, który nie jest ujawniony w bazie danych ewidencji gruntów i budynków.			
Nie wyklucza się istnienia w terenie innych, nie wykazanych na niniejszej mapie urządzeń podziemnych, które nie były zgłoszone do inwentaryzacji lub o których brak informacji branż.			
Granice i numery działek naniesiono na podstawie mapy ewidencyjnej.			
Dane dotyczące granic działek pochodzą z pomiarów bezpośrednich w terenie i spełniają pod względem dokładności kryteria obowiązujących standardów technicznych.			
Poświadczam, że niniejszy dokument został opracowany w wyniku prac geodezyjnych i kartograficznych, których rezultaty zawiera pozytywnie zweryfikowany operat techniczny. Jednocześnie informuję, że jestem świadomy odpowiedzialności karnej za złożenie fałszywego oświadczenia.			
Organ służby geodezyjnej, który otrzymał zgłoszenie.		Starosta Żagański	
Nr oraz data sporządzenia dokumentu zawierającego wynik pozytywnej weryfikacji		Protokół Weryfikacji Nr G.6640.548.2025_16336 z dnia 30-06-2025	
Imię i nazwisko oraz nr uprawnień zawodowych kierownika prac		Szymon Michen nr upr.19214	
Identyfikator zgłoszenia prac geodezyjnych		G.6640.548.2025	
Data opracowania mapy		17-06-2025	
 DOMIAR GEODETA UPRAWNIENIY SZYMON MICHEN 68-208 ŁĘKNICA UL.BIAŁA 39 tel. 608022570 NIP: 9241429815 REGON: 971188322 Nr uprawnień: 19214 nazwa wykonawcy prac			
 Szymon Michen uprawnienia nr 19214 ul.Kościelna 2c3 68-130 Gozdnicza NIP 9241429815 tel 608022570			
imię i nazwisko, nr uprawnień kierownika prac			

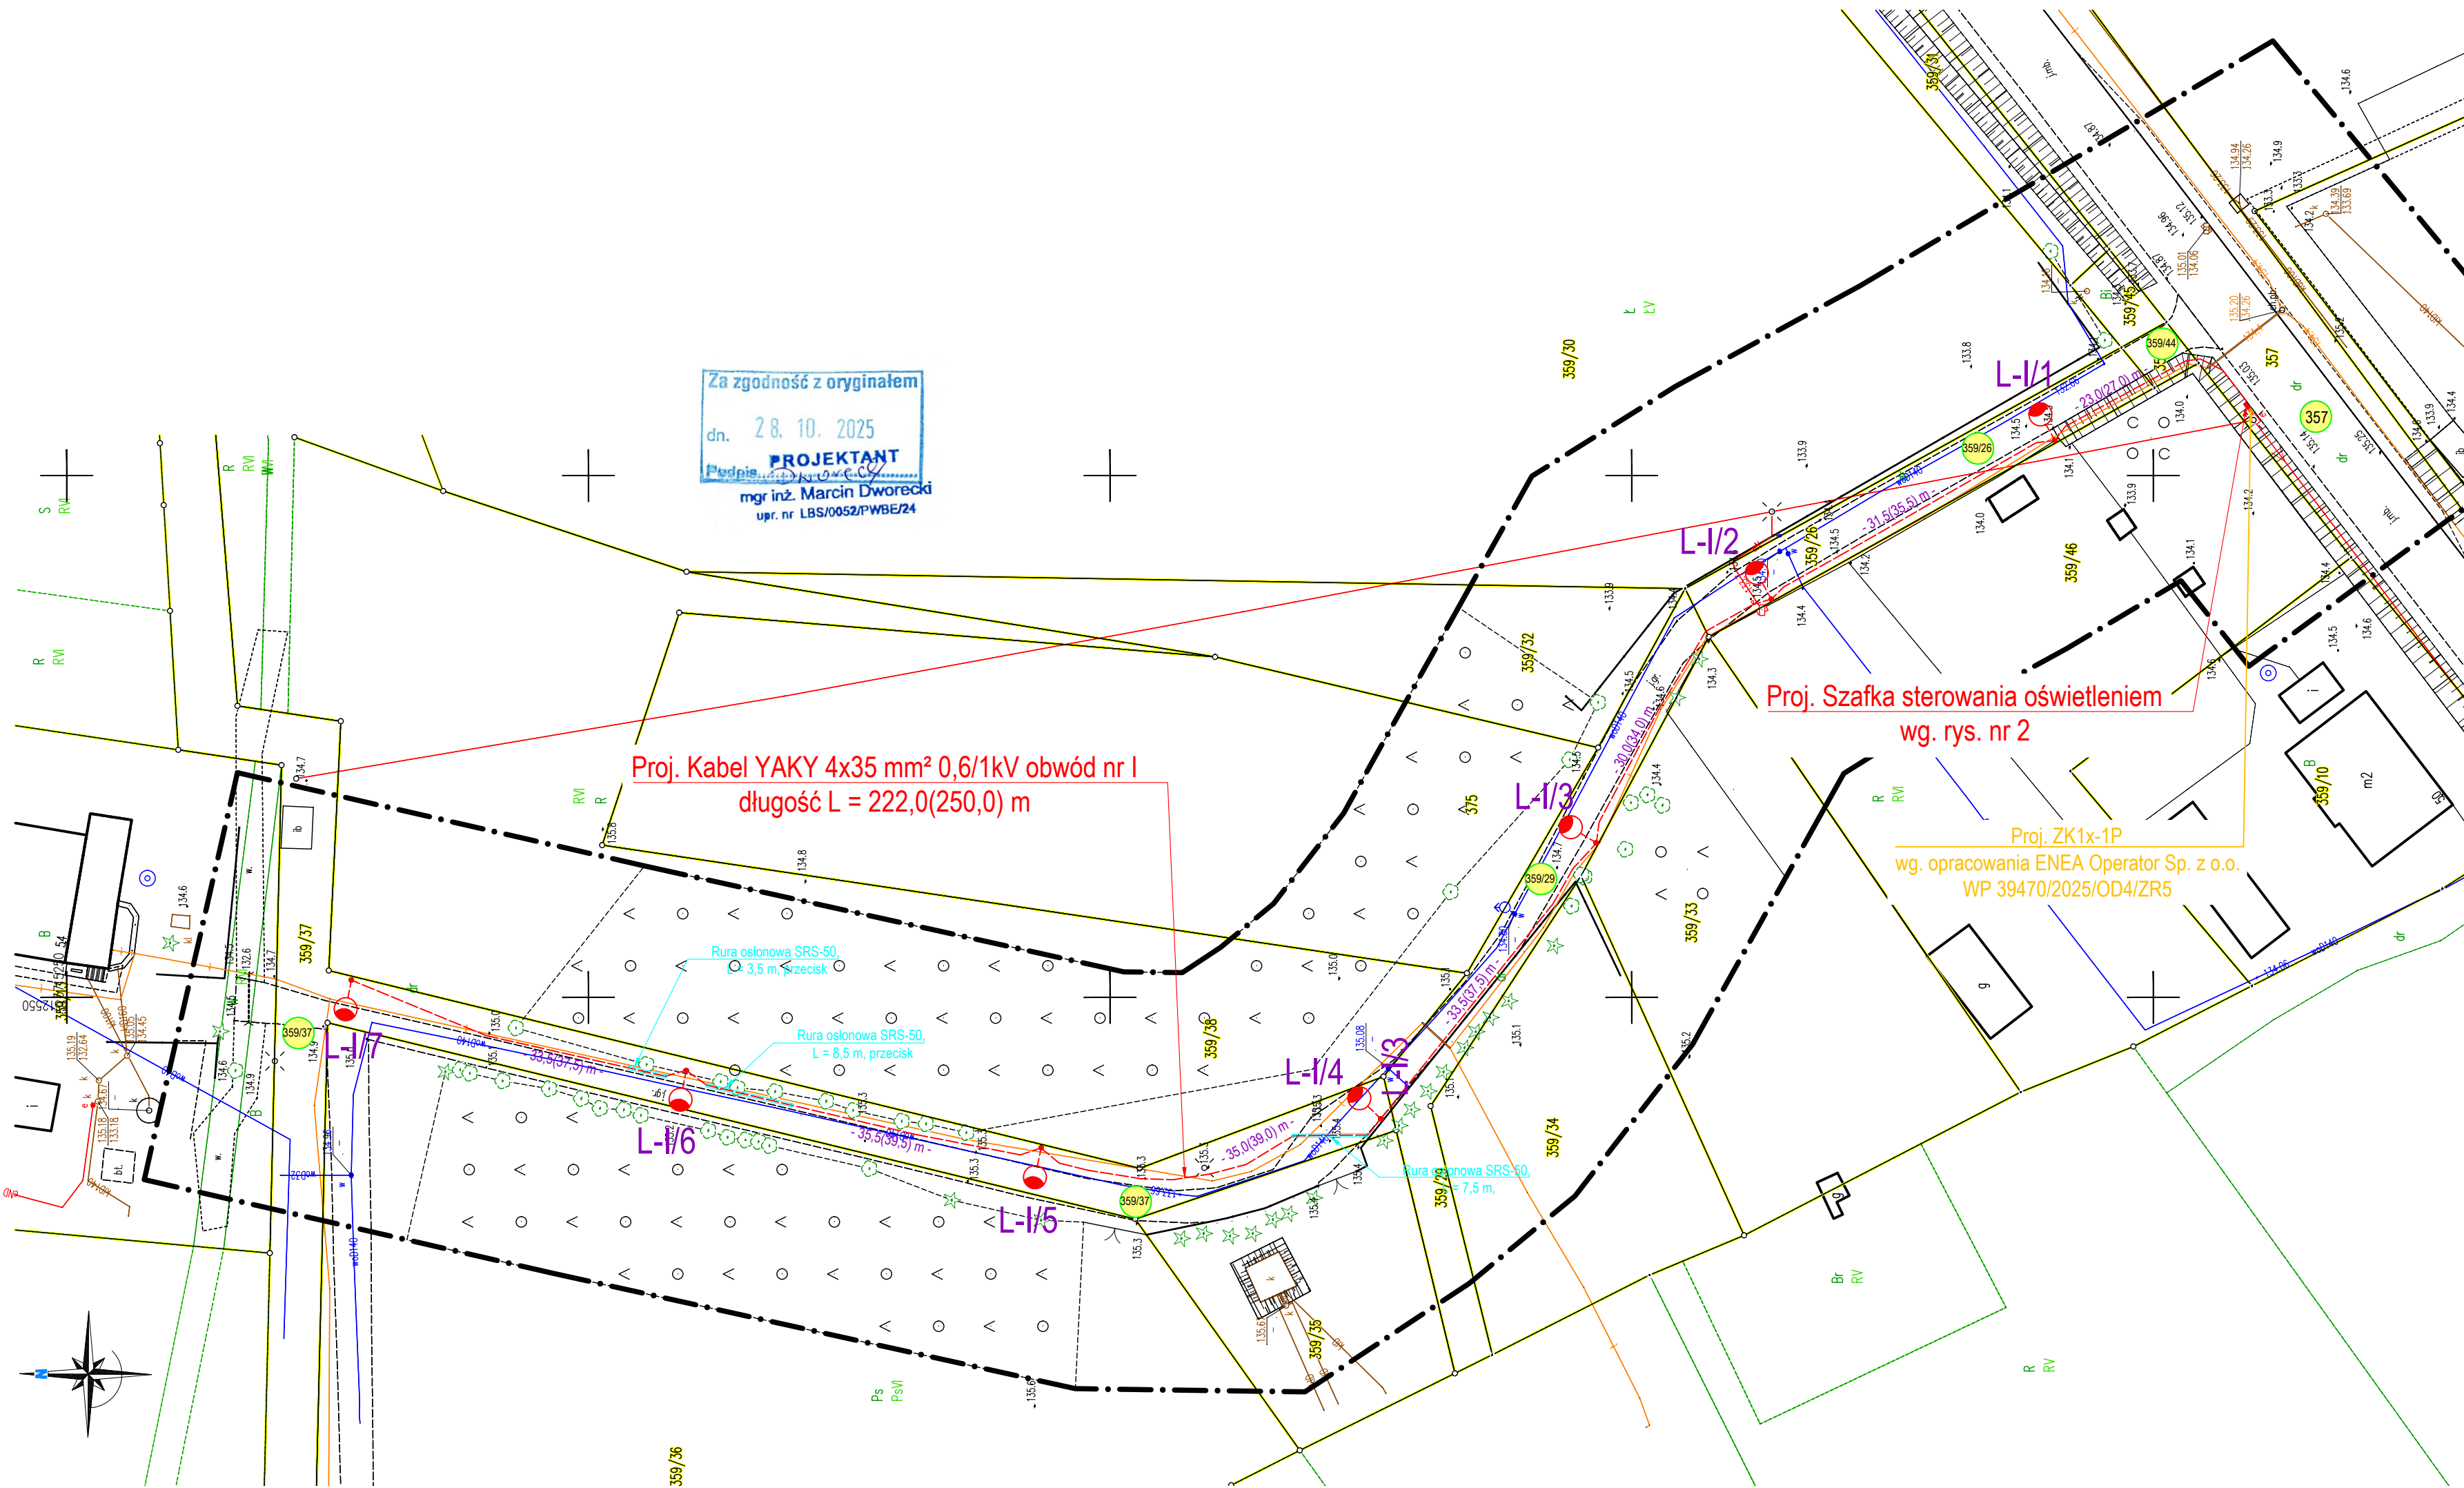

OBJAŚNIENIA – LEGENDA

	Projektowane słupy oświetleniowe stalowe ocynkowane o wysokości $h = 5 \text{ m}$, montowane na fundamentach prefabrykowanych. Montaż oprawy bezpośrednio na słupie. Oprawy oświetleniowe LED, klasa ochronności, kąt nachylenia oprawy 5°, IP 65, wyposażone w zasilacz zaprogramowany na obniżenie natężenia oświetlenia o 30% w godzinach od 0:00. Słupy i oprawy malowane na kolor RAL7016
	Projektowany kabel oświetlenia drogowego YAKY 4x0,6/1kV. Obwód nr 1 – YAKY $4 \times 35 \text{ mm}^2$ długość $L(L_c) = 222,0 \text{ m}(250,0 \text{ m})$.
	Działki objęte opracowaniem i granice
	Rury osłonowe

Starosta Żagański
 Dokumentacja projektowa nr
G.6630.89.2025
 była przedmiotem narady
 koordynacyjnej przeprowadzonej
 za pomocą środków
 komunikacji elektronicznej
zakończonej w dniu: 11-11-2025

Z up. Starosty
Dariusz Hodowany
PRZEWODNICZĄCY NARADY
KOORDYNACYJNEJ

PRACOWNIA PROJEKTOWA			
Przedsiębiorstwo Projektowo Usługowo Handlowe MD			
Aleja Wojska Polskiego 130d, 68-200 Żary			
Projektant: mgr inż. Marcin Dworecki	Podpis: 	data opracow. lipiec 2025	LB
Sprawdzający: mgr inż. Bogusław Dworecki	Podpis: 	data opracow. lipiec 2025	LB
Inwestor:	Gmina Iłowa ul. Żeromskiego 27, 68-120 Iłowa		
Objekt:	Budowa oświetlenia drogowego Jankowa Żagańskiego. Sieć elektroenergetyczna kablowa niskiego napięcia – 0,4		
Adres:	Jankowa Żagańska, działka nr 357, 359/44, 359/26, 359/29, obręb 0004 Jankowa Żagańska, jednostka ewidencyjna 081004 obszar wiejski.		
Nazwa rysunku:	PROJEKT ZAGOSPODAROWANIA TERENU		