


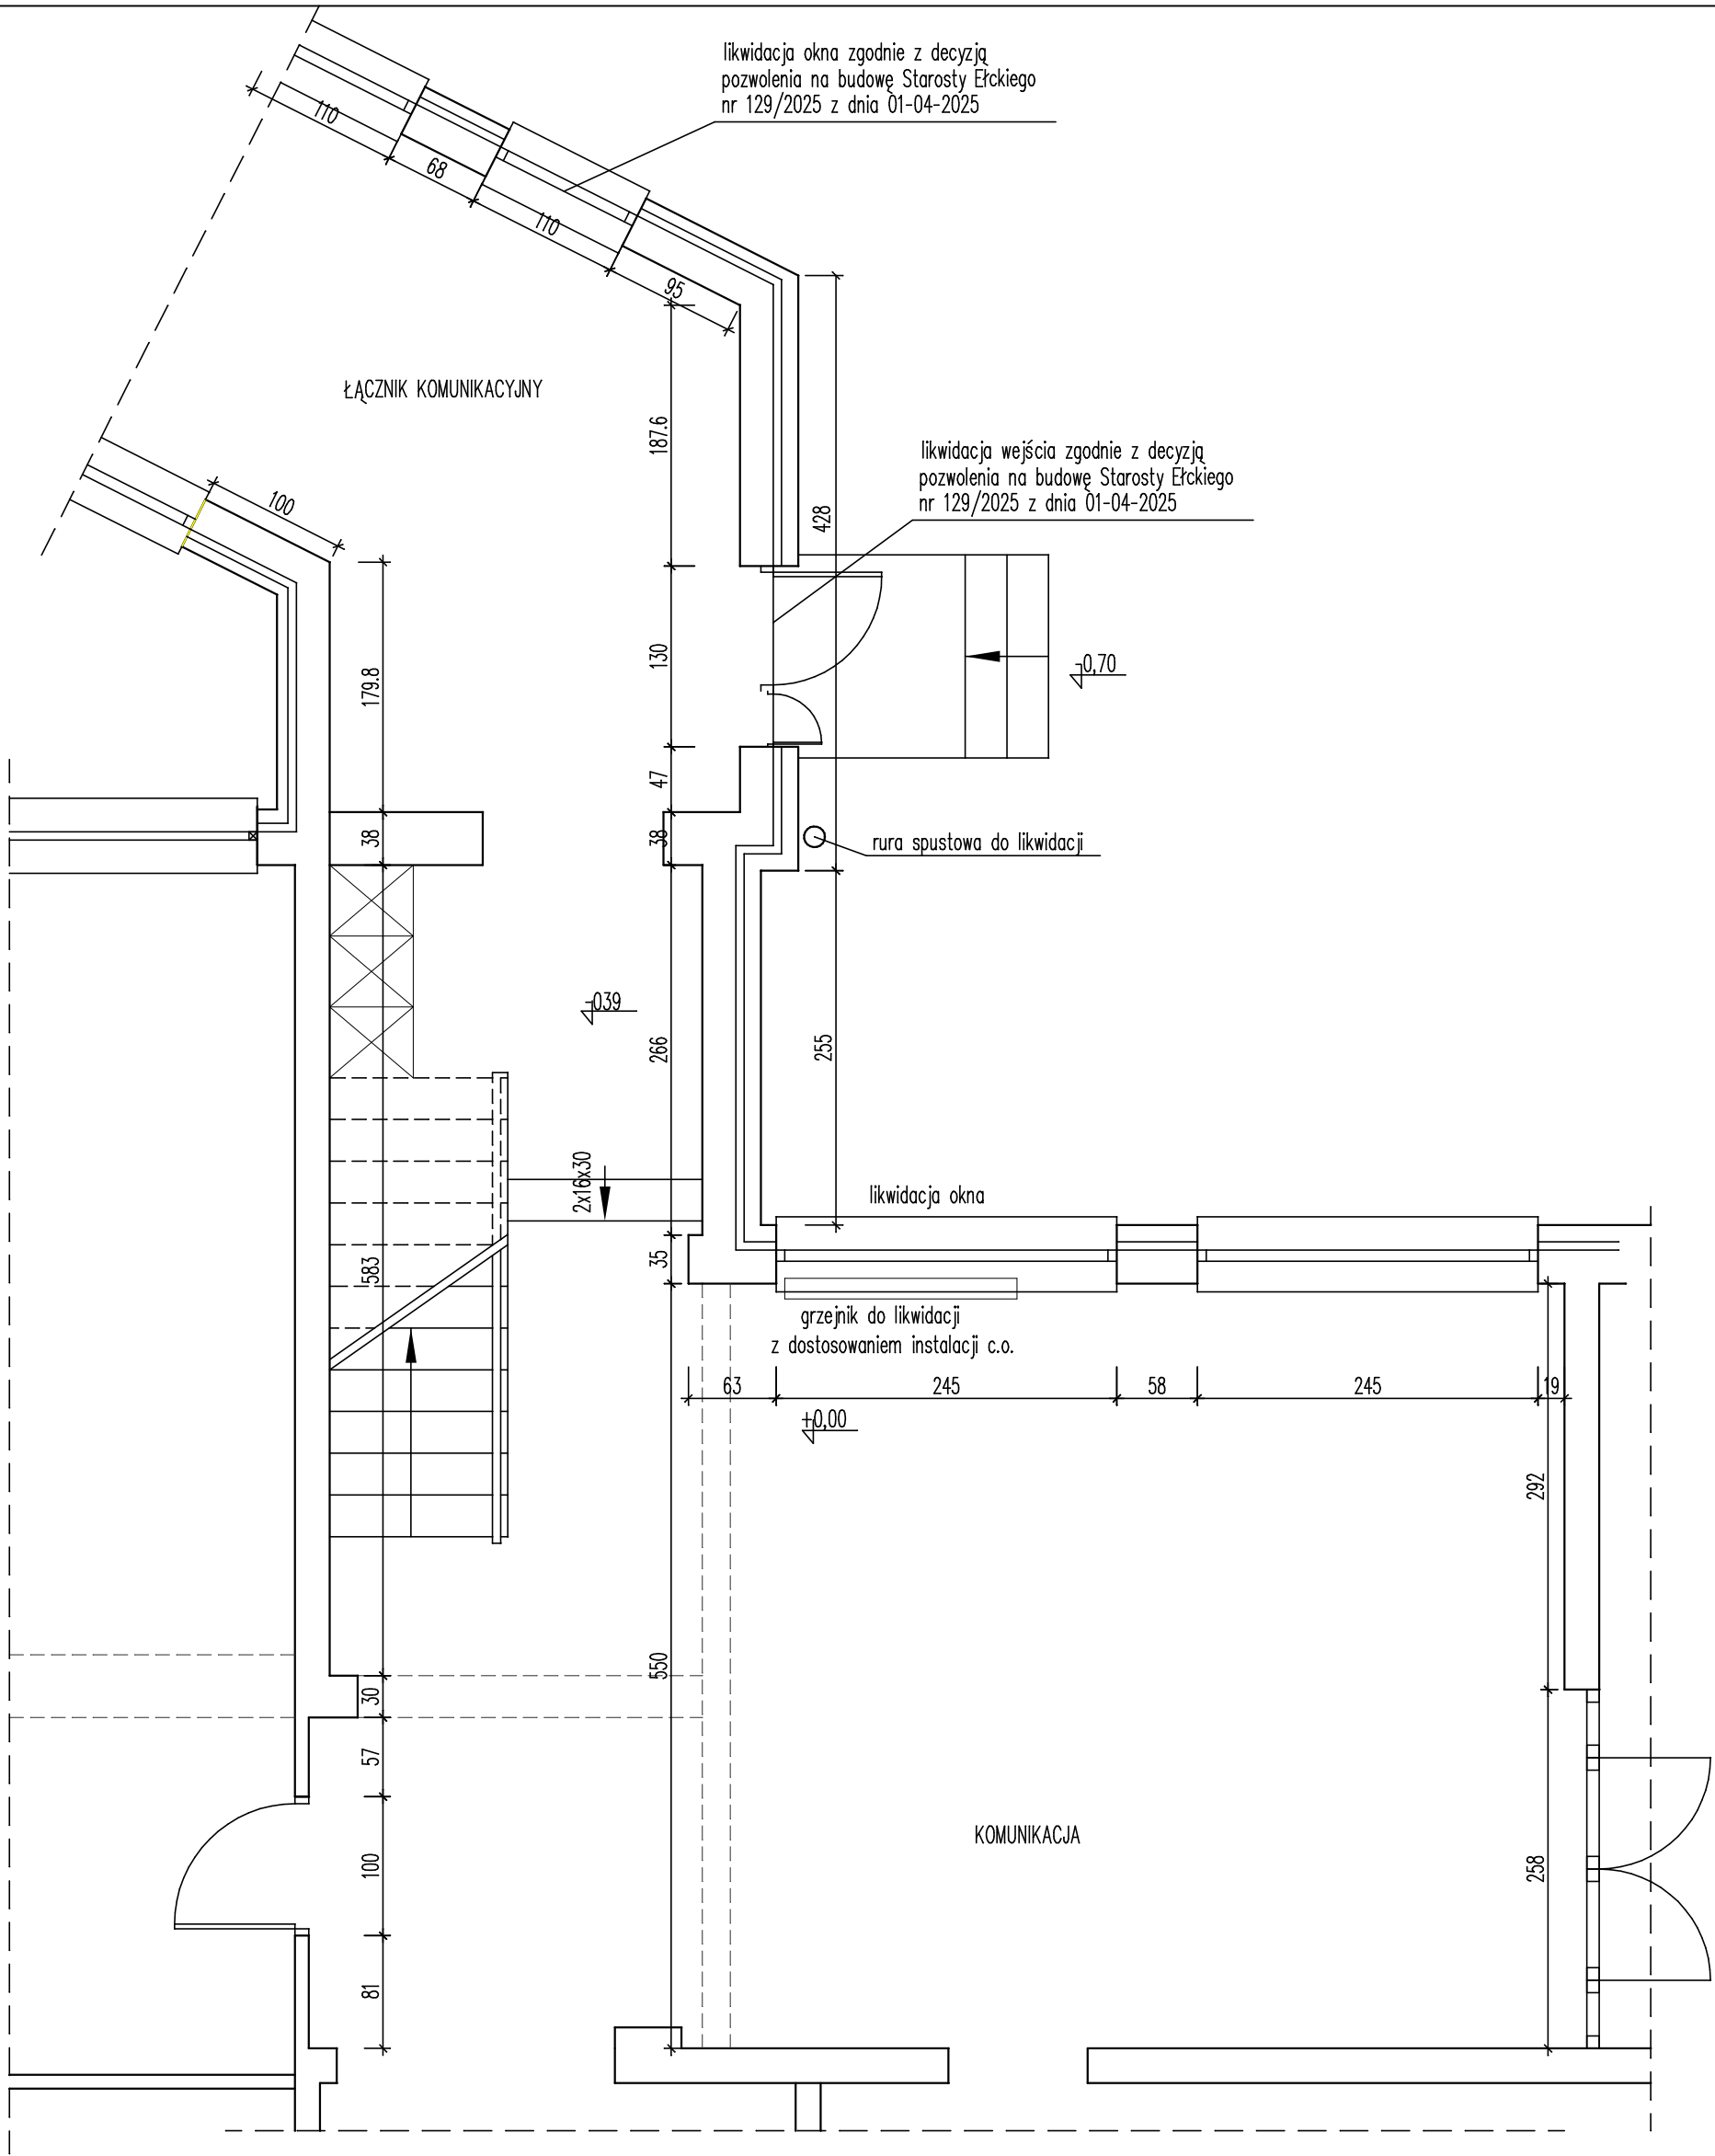

INWENTARYZACJA

pracownia projektowa PROJEKT PLUS[®]		mgr inż. arch. Dariusz Jackowski 19-301 Elk ul. Kolejowa 14/1 tel. 601 222 524 e-mail: projekt.plus@op.pl	
rysunek:			
RZUT PARTERU			
nazwa obiektu: PROJEKT BUDOWLANY SZYBU WINDOWEGO ZEWNĘTRZNEGO DŹWIGU OSOBOWEGO		adres: Szkoła Podstawowa nr 1 19-300 Elk, ul. Koszykowa 1 dz.ewid.nr 3052/8	skala: 1:50
inwestor: Gmina Miasto Elk ul. Marsz. Józefa Piłsudskiego 4 19-300 Elk			stadium: PAB
zespół projektowy:		nr uprawnień:	podpis:
architektura: mgr inż. arch. Dariusz Jackowski		4/MM OKK/2007	
- Elk maj 2026r -			strona: A-01