


RZUT PARTERU INSTALACJE ELEKTRYCZNE

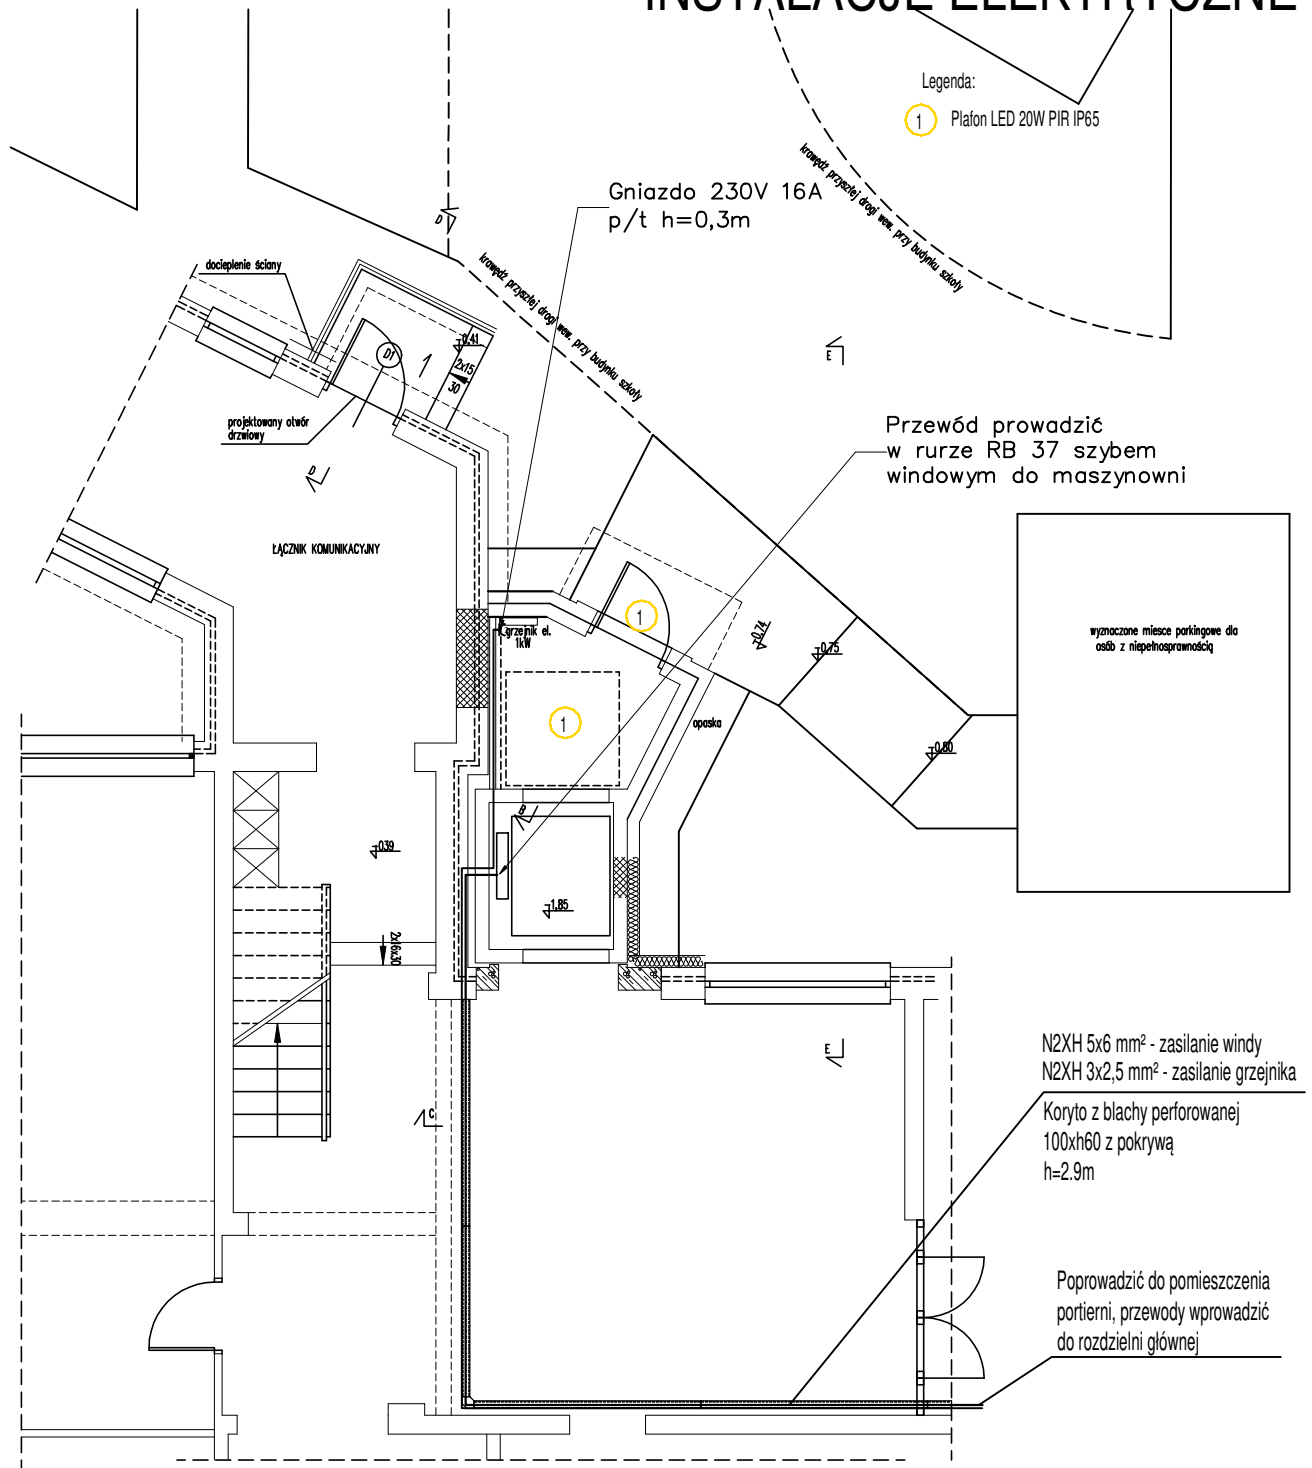

pracownia projektowa
PROJEKT PLUS®

mgr inż. arch. Dariusz Jackowski
19-301 Elk ul. Kolejowa 14/1
tel. 601 222 524
e-mail: projekt.plus@op.pl

rysunek: **RZUT PARTERU
INSTALACJE ELEKTRYCZNE**

nazwa obiektu: PROJEKT BUDOWLANY
SZYBU WINDOWEGO
ZEWNĘTRZNEGO DŹWIGU OSOBOWEGO

adres: Szkoła Podstawowa nr 1
19-300 Elk, ul. Koszykowa 1
dz.ewid.nr 3052/8

skala: **1:100**

inwestor: Gmina Miasto Elk
ul. Marsz. Józefa Piłsudskiego 4 19-300 Elk

stadium: **PT**

zespół projektowy: Br. elektryczna
mgr inż. Marcin Grzesiukiewicz

nr uprawnień: PDL/0154/POOE/10

podpis:

- Elk maj 2026r -

strona: E-2