


RZUT I PIĘTRA INSTALACJE ELEKTRYCZNE

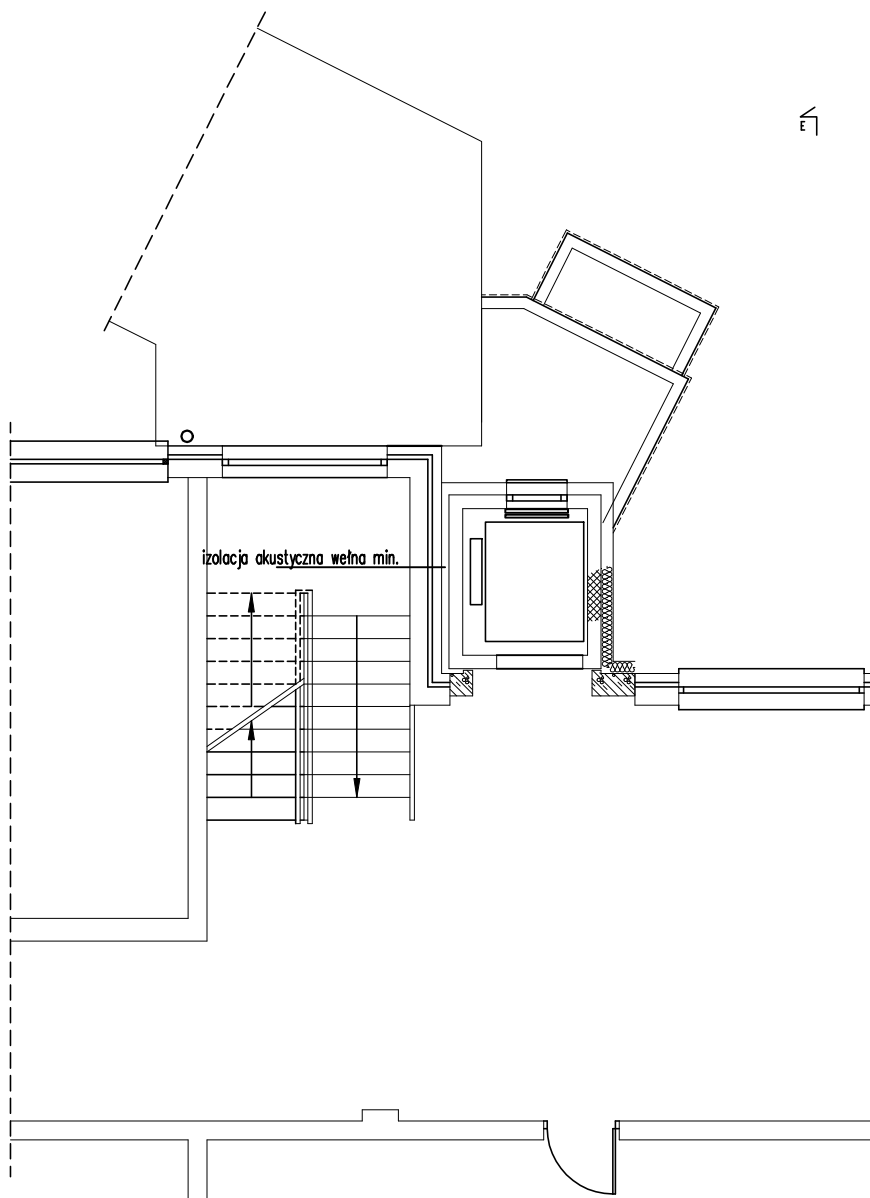

pracownia projektowa PROJEKT PLUS®		mgr inż. arch. Dariusz Jackowski 19-301 Elk ul. Kolejowa 14/1 tel. 601 222 524 e-mail: projekt.plus@op.pl	
rysunek: RZUT I PIĘTRA INSTALACJE ELEKTRYCZNE			
nazwa obiektu: PROJEKT BUDOWLANY SZYBU WINDOWEGO ZEWNĘTRZNEGO DŹWIGU OSOBOWEGO		adres: Szkoła Podstawowa nr 1 19-300 Elk, ul. Koszykowa 1 dz.ewid.nr 3052/8	
inwestor: Gmina Miasto Elk ul. Marsz. Józefa Piłsudskiego 4 19-300 Elk		skala: 1:100	
		stadium: PT	
zespół projektowy: Br. elektryczna mgr inż. Marcin Grzesiukiewicz		nr uprawnień: PDL/0154/POOE/10	
- Elk maj 2026r -		strona: E-3	