

POZOSTAŁE ELEMENTY DOKUMENTACJI PROJEKTOWEJ

(opinie, uzgodnienia wymagane przepisami prawa , które nie zostały zawarte w projekcie)

NAZWA ZAMIERZENIA BUDOWLANEGO:

Budowa budynku pod agregat prądotwórczy z
infrastrukturą towarzyszącą: agregat
prądotwórczy o mocy 150kVA, zbiornik paliwa
1000 l

Budowa wewnętrznej instalacji zasilającej
nn-0,4kV

OBIEKT:

Cześć I - Szkoła Podstawowa nr 4,

ADRES OBIEKTU BUDOWLANEGO:

ul. Waryńskiego 29 w Ostrowie Wlkp.,
gm. Ostrów Wlkp., pow. ostrowski,
woj. wielkopolskie

INWESTOR:

Gmina Miasto Ostrów Wielkopolski
al. Powstańców Wielkopolskich 18
63-400 Ostrów Wielkopolski

mgr inż. Zdzisław Stachowiak
upr. projektant i kierownik budowy
w specj. sieci i instalacji elektrycznych
UAN 7342-8/93

OPRACOWAŁ:

mgr inż. Zdzisław Stachowiak

*uprawnienia budowlane do projektowania w spec. instalacyjnej
w zakresie sieci i instalacji elektrycznych i elektroenergetycznych
nr ewidencyjny: UAN 7342-8/93*

DATA

Grudzień 2025 r.

SPIS TREŚCI		
L.p.		
-	Spis treści	1
1	Pismo nr EOP/KP/4/2025/12/035383 dotyczące warunków podłączenia agregatu prądotwórczego do instalacji odbiorczej współpracującej z siecią Energa-Operator S.A	2
2	Uzgodnienie z Energa Operator S.A. EOP/KD/4/2026/04/01807 z dnia 15.04.2026 r.	3
3	Uzgodnienie z rzeczoznawcą do spraw zabezpieczeń przeciwpożarowych rys. P01, E01, E07	4-7

CONCEPT
Zdzisław Stachowiak
ul. Budowlanych 5
63-400 Ostrów Wielkopolski

Ostrów Wielkopolski, 12-12-2025r.

Znak: EOP/KP/4/2025/12/035383

Dot. podłączenia agregatu prądotwórczego

Odpowiadając na pismo o określenie warunków podłączenia agregatu prądotwórczego do instalacji odbiorczej na terenie Szkoły Podstawowej nr 4 im. Królowej Jadwigi przy ul. Ludwika Waryńskiego 29, 63-400 Ostrów Wlkp. PPE nr 590243842024959631 Rejon Dystrybucji w Ostrowie Wielkopolskim informuje, że warunkiem zainstalowania w/w urządzeń współpracujących z siecią ENERGA – OPERATOR S.A. Oddział w Kaliszu jest :

- zainstalowanie blokady agregat – sieć uniemożliwiającej podanie napięcia zwrotnego na sieć ENERGA-OPERATOR S.A. Oddział w Kaliszu w przypadku pracy agregatu,
- opracowanie dokumentacji technicznej podłączenia agregatu, podlegającej uzgodnieniu w Rejonie Dystrybucji w Ostrowie Wlkp.,
- dostarczenie do Regionalnej Dyspozycji Mocy w Kaliszu (62-800 Kalisz, ul. Wojska Polskiego 35) danych technicznych agregatu oraz powiadomienie jej o terminie jego podłączenia.

W przypadku instalacji agregatu o mocy 50 kW lub większej dodatkowo należy opracować Instrukcję współpracy agregat - sieć, która podlega uzgodnieniu w Regionalnej Dyspozycji Mocy w Kaliszu. Jednocześnie informujemy, iż osoba prowadząca eksploatację agregatu prądotwórczego o mocy powyżej 50 kW winna posiadać Świadectwo kwalifikacji serii E, co winno być ujęte w opracowanej przez Państwa Instrukcji współpracy agregat - sieć.

Sprawę prowadzi:
ENERGA - OPERATOR SA Oddział w Kaliszu
Rejon Dystrybucji w Ostrowie Wielkopolskim
tel. 801 404 404

Z poważaniem


Inżynier Wiodący
ds. Prądów
Marcin Orłowski

Energa-Operator S.A.
Oddział w Kaliszu RD Ostrów Wielkopolski
Dział Dokumentacji Energetycznej

Ostrów Wielkopolski, 15-04-2026 roku


CONCEPT Zdzisław Stachowiak
ul. Budowlanych 5
63-400 Ostrów Wielkopolski


UZGODNIENIE DOKUMENTACJI

Nr uzgodnienia: **EOP/KD/4/2026/04/01807**
Dokumentacja: **Podłączenie agregatu prądotwórczego 150kVA(120kW) dla Szkoły Podstawowej nr 4 (EOP/KP/4/2025/12/035383).**
Miejscowość: **Ostrów Wielkopolski**
Ulica: **Ludwika Waryńskiego**
Działki: **43/2**
Gmina: **Ostrów Wielkopolski**
Zakres: **formalno-prawny oraz techniczny (zgodność z rozwiązaniami technicznymi i standardami przyjętymi do stosowania w Energa-Operator S.A.)**
Uzgodniono: **TAK**
Uwagi: **Wyłącznik PPOZ nie wyłącza całej instalacji obiektu.**

Uzgodnienie ważne jest 2 lata od daty jego wydania.

Niniejsze uzgodnienie nie zwalnia od obowiązku dotrzymania procedury poprzedzającej rozpoczęcie robót budowlanych określonej w ustawie z dnia 7 lipca 1994 Prawo Budowlane oraz od odpowiedzialności w zakresie stosowania obowiązujących przepisów budowy i norm.

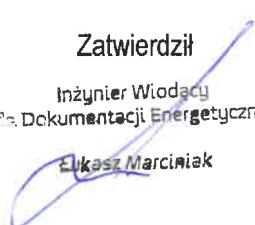Zatwierdził
Inżynier Wiodący
Dział Dokumentacji Energetycznej

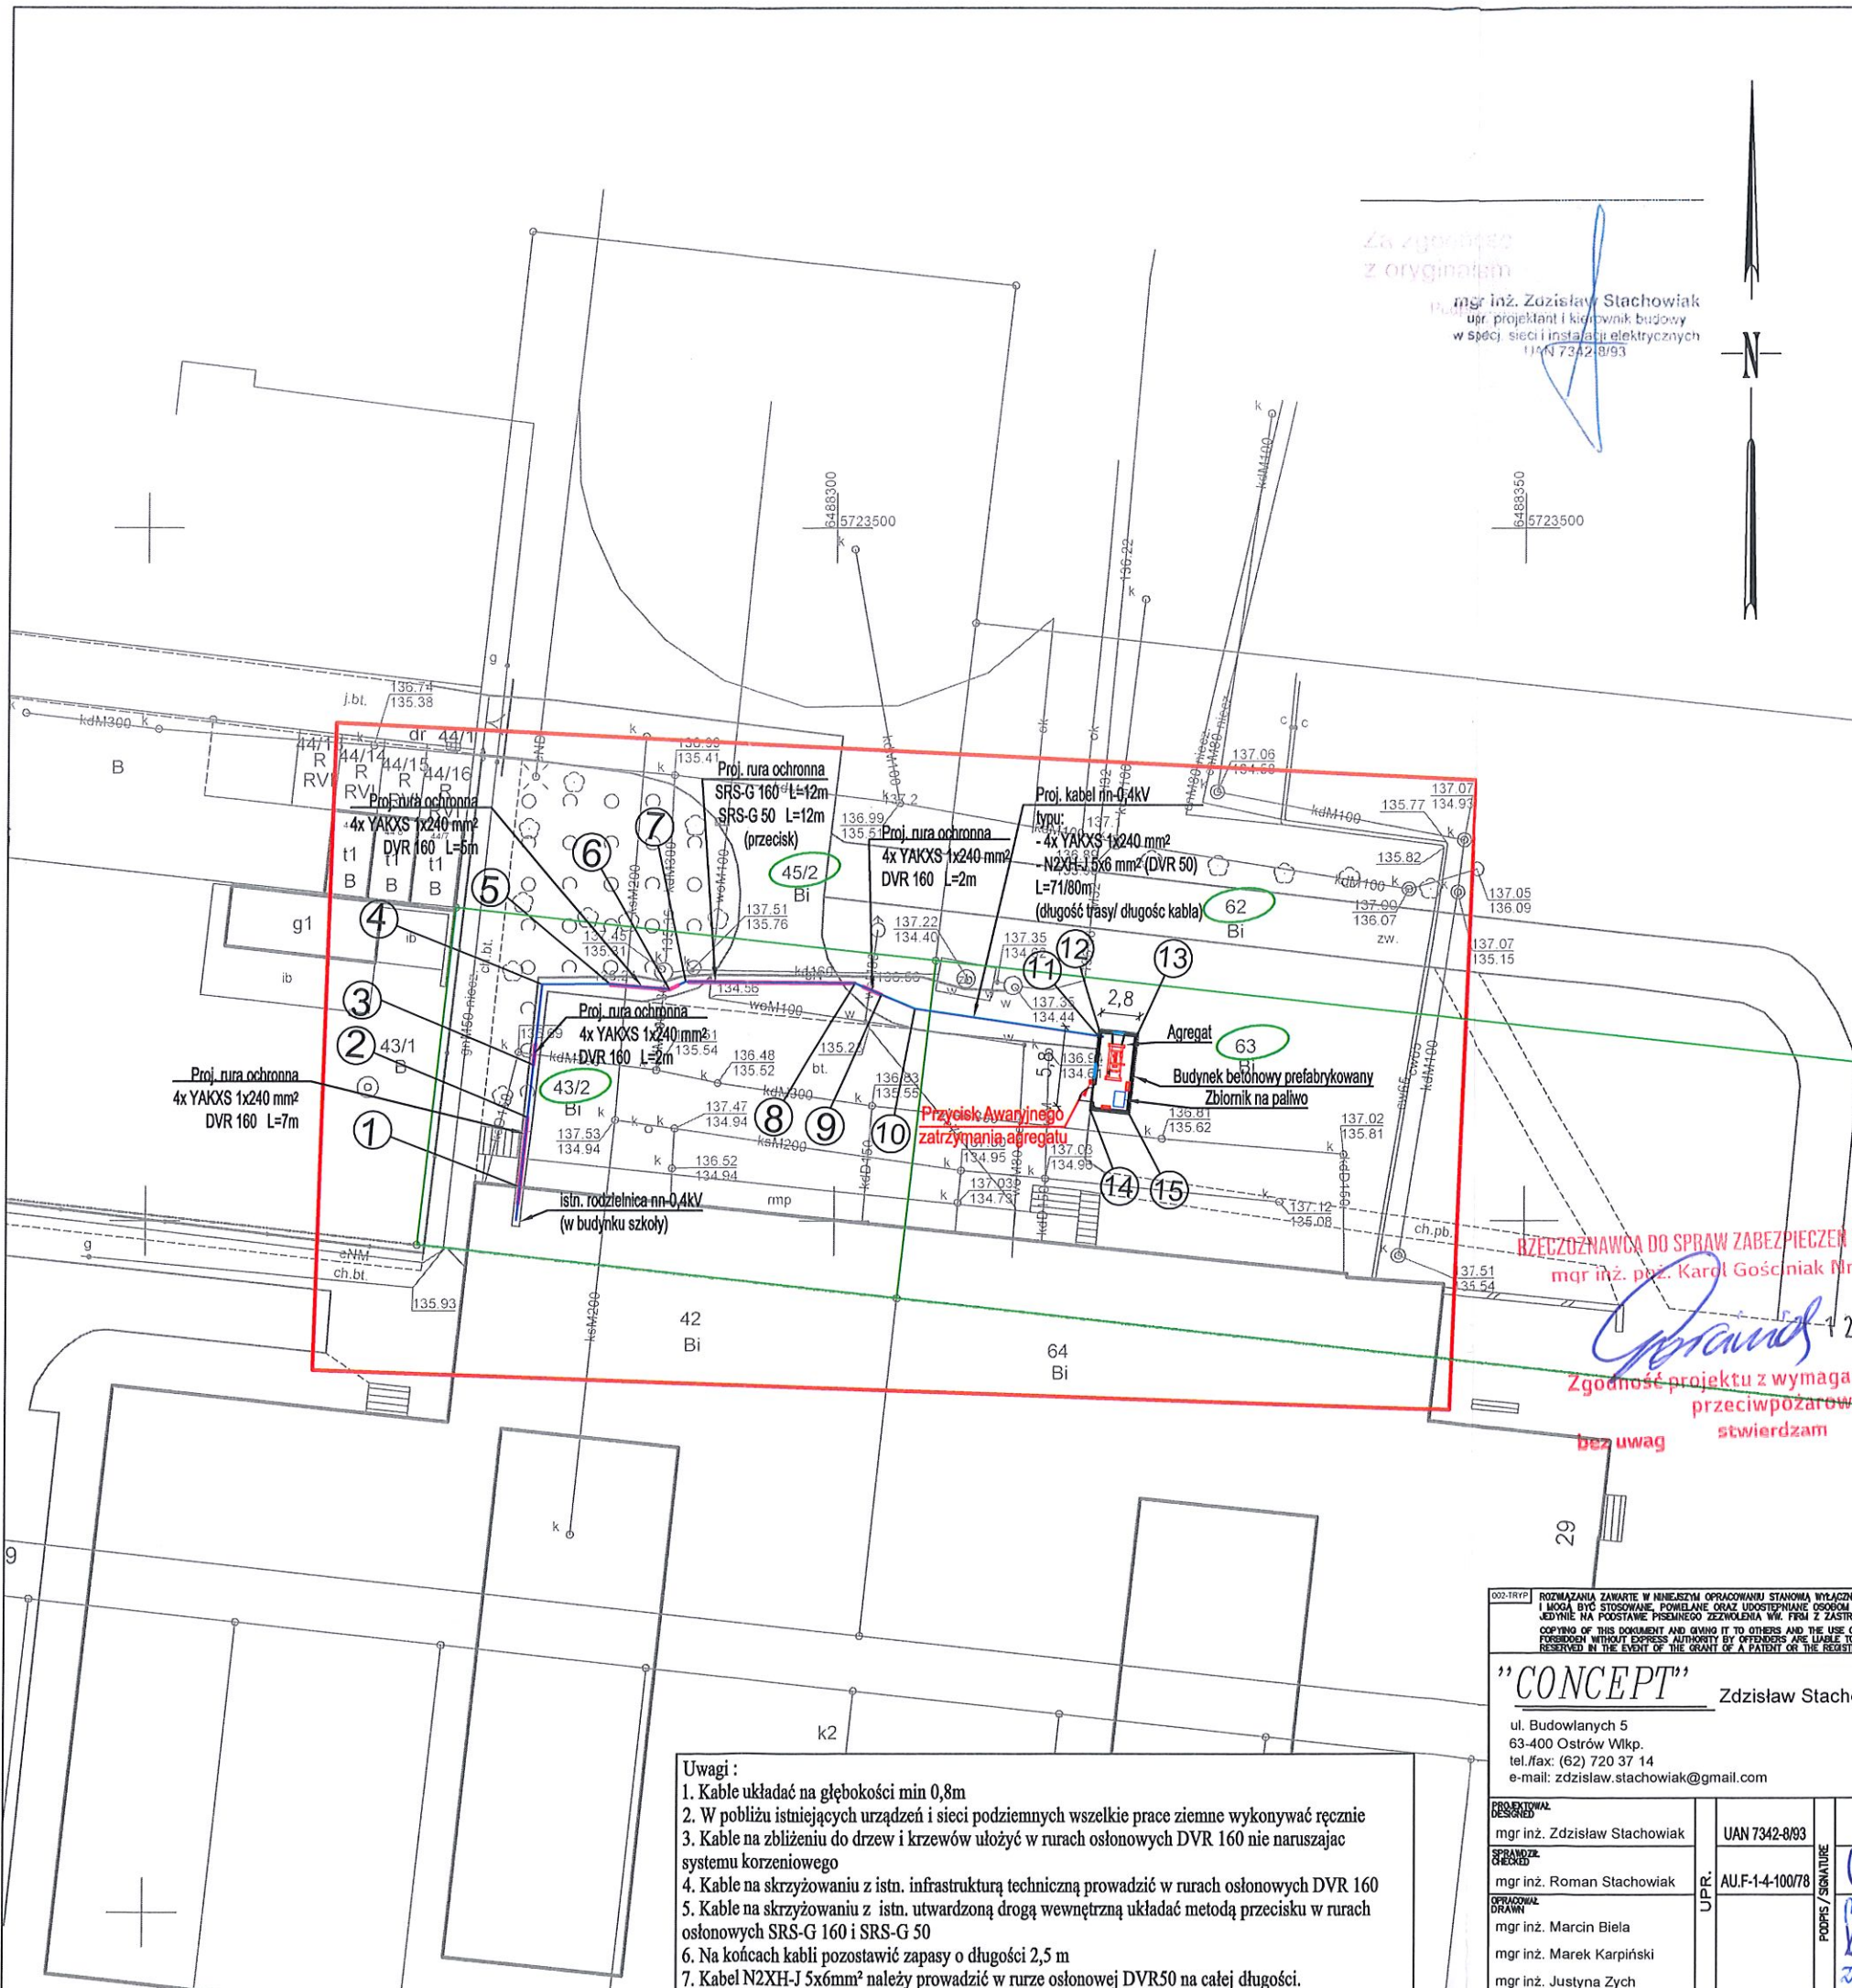Łukasz Marciniak



Skala	1:500
Położenie obszaru opracowania	Ostrów Wielkopolski ul. Ludwika Waryńskiego
Nazwa gminy	Miasto Ostrów Wielkopolski
Identyfikator i nazwa obrębu ewidencyyjnego	301701_1.0083, Ostrów Wielkopolski0083
Nazwa wykonawcy prac geodezyjnych	Geodezja Pruchnik Sp. z o. o.
Identyfikator zgłoszenia prac geodezyjnych	GGO.6640.6028.2025
Imię i nazwisko kierownika prac geodezyjnych	Tomasz Pruchnik
Numer uprawnień zawodowych kierownika prac geodezyjnych	20982
Układu współrzędnych prostokątnych płaskich	2000/18
Układu wysokości	PL-EVRF2007-NH
Określenie obszaru, który był przedmiotem aktualizacji	
Data opracowania mapy	12.12.2025 r.
Imię i nazwisko osoby, która opracowała mapę	Tomasz Pruchnik
Geodezja Pruchnik Sp. z o. o. ul. Bolesława Pobożnego 9, 62-800 Kalisz tel. 62 766 36 74, tel. 885 99 44 55 NIP 6182149939	
TOMASZ PRUCHNIK geodeta uprawniony Upr. GUGIK Nr 20982 Podpis kierownika prac geodezyjnych	
Nie wyklucza się istnienia w terenie innych nie wykazanych na niniejszej mapie urządzeń podziemnych, które nie były zgłoszone do inwentaryzacji.	

Poświadczam, że niniejszy dokument został opracowany w wyniku prac geodezyjnych i kartograficznych, których rezultaty zawiera operat techniczny pozytywnie zweryfikowany. Jednocześnie informuję, że jestem świadomy odpowiedzialności karnej za złożenie fałszywego oświadczenia.	
Identyfikator zgłoszenia prac geodezyjnych	GGO.6640.6028.2025
Organ służby geodezyjnej, który otrzymał zgłoszenie	Starosta Ostrowski
Wykonawca prac geodezyjnych	Geodezja Pruchnik Sp. z o.o.
Nr oraz data sporządzenia dokumentu zawierającego wyniki pozytywnej weryfikacji	Protokół weryfikacji nr 1 z dnia 16.12.2025 r.
Imię i nazwisko, podpis oraz nr uprawnień zawodowych kierownika prac	Tomasz Pruchnik Nr uprawnień 20982

002-TRYP	ROZMAIĄCZANIE ZAWARTO W NINIEJSZYM OPRAWIANIU STANOWIA WYŁĄCZNO "CONCEPT" Zdzisław Stachowiak MOGA BYĆ STOSOWANE, POWIELANE ORAZ UDOSTĘPNIANE OSOBOM TRZECIM JEDYŃIE NA PODSTAWIE POSEBNEGO ZEZWOLENIA WIL. PRZY ZASTOSOWANIU WSKAZAŃ SKUTKÓW PRAWNYCH COPYRIGHT OF THIS DOCUMENT AND GIVING IT TO OTHERS AND THE USE OR COMMUNICATION OF THE CONTENTS THEREOF, ARE FORBIDDEN WITHOUT EXPRESS AUTHORITY BY OFFENDERS ARE LIABLE TO THE PAYMENT OF DAMAGES, ALL RIGHTS ARE RESERVED IN THE EVENT OF THE GRANT OF A PATENT OR THE REGISTRATION OF A UTILITY	BRANŻA BRANCH ELEKTRYCZNA	NR OBI	NR WZGLĘDOWY	NR UWAG
"CONCEPT" Zdzisław Stachowiak ul. Budowlanych 5 63-400 Ostrów Wlkp. tel./fax: (62) 720 37 14 e-mail: zdzislaw.stachowiak@gmail.com					
PROJEKTOWAŁ DESIGNED mgr inż. Zdzisław Stachowiak	UAN 7342-8/93	OBJEKT / OBJECT / INWESTYCJA PROJECT Modernizacja infrastruktury niezbędnej do realizacji zadań ochrony ludności Budowa budynku pod agregat prądotwórczy z infrastrukturą towarzyszącą i wewnętrzną instalacją zasilającą nn-0,4kV Cześć I - Szkoła Podstawowa nr 4, ul. Waryńskiego 29 w Ostrowie Wlkp, obręb 0083 dz. nr 43/2, 63.			
SPRAWDZIŁ CHECKED mgr inż. Roman Stachowiak	U.P. AUF-1-4-100/78	RYSUNEK DRAWING Plan zagospodarowania terenu			
OPRACOWAŁ DRAWN mgr inż. Marcin Biela mgr inż. Marek Karpiński mgr inż. Justyna Zych	U.P. AUF-1-4-100/78	DATA ROZD. DATE OF ISSUE 12-2025	FORMAT SIZE A3	SKALA SCALE 1:500	NR RYSUNKU DRAWING NO. P01
		DATA WYKON. DATE OF EXECUTION 12-2025			1/1

Współrzędne geodezyjne

Modernizacja infrastruktury niezbędnej do realizacji zadań ochrony ludności w zakresie dostosowania obiektów użyteczności publicznej pod względem autonomii energetycznej.

Budowa budynku pod agregat prądotwórczy z infrastruktura towarzyszącą: agregat prądotwórczy o mocy 150kVA, zbiornik paliwa 1000 l i wewnętrzną instalację zasilającą nn-0,4kV

Cześć I - Szkoła Podstawowa nr 4, ul. Waryńskiego 29 w Ostrowie Wlkp,
obręb 0083 dz. nr 43/2, 63 powiat ostrowski, woj. Wielkopolskie

Y

X



Proj. wewnętrzna instalacja zasilająca nn-0,4kV


1.	6488277.14	5723452.45
2.	6488277.69	5723457.50
3.	6488278.10	5723461.29
4.	6488278.72	5723467.10
5.	6488283.65	5723467.12
6.	6488287.91	5723466.76
7.	6488289.09	5723467.32
8.	6488301.43	5723467.20
9.	6488303.36	5723466.37
10.	6488305.75	5723465.35
11.	6488319.08	5723463.38

Proj. agregat prądotwórczy z zbiornikiem paliwa

12.	6488319.12	5723463.82
13.	6488321.91	5723463.53
14.	6488318.52	5723458.05
15.	6488321.30	5723457.76

ISTN. RG SZKOŁA PODSTAWOWA NR 4

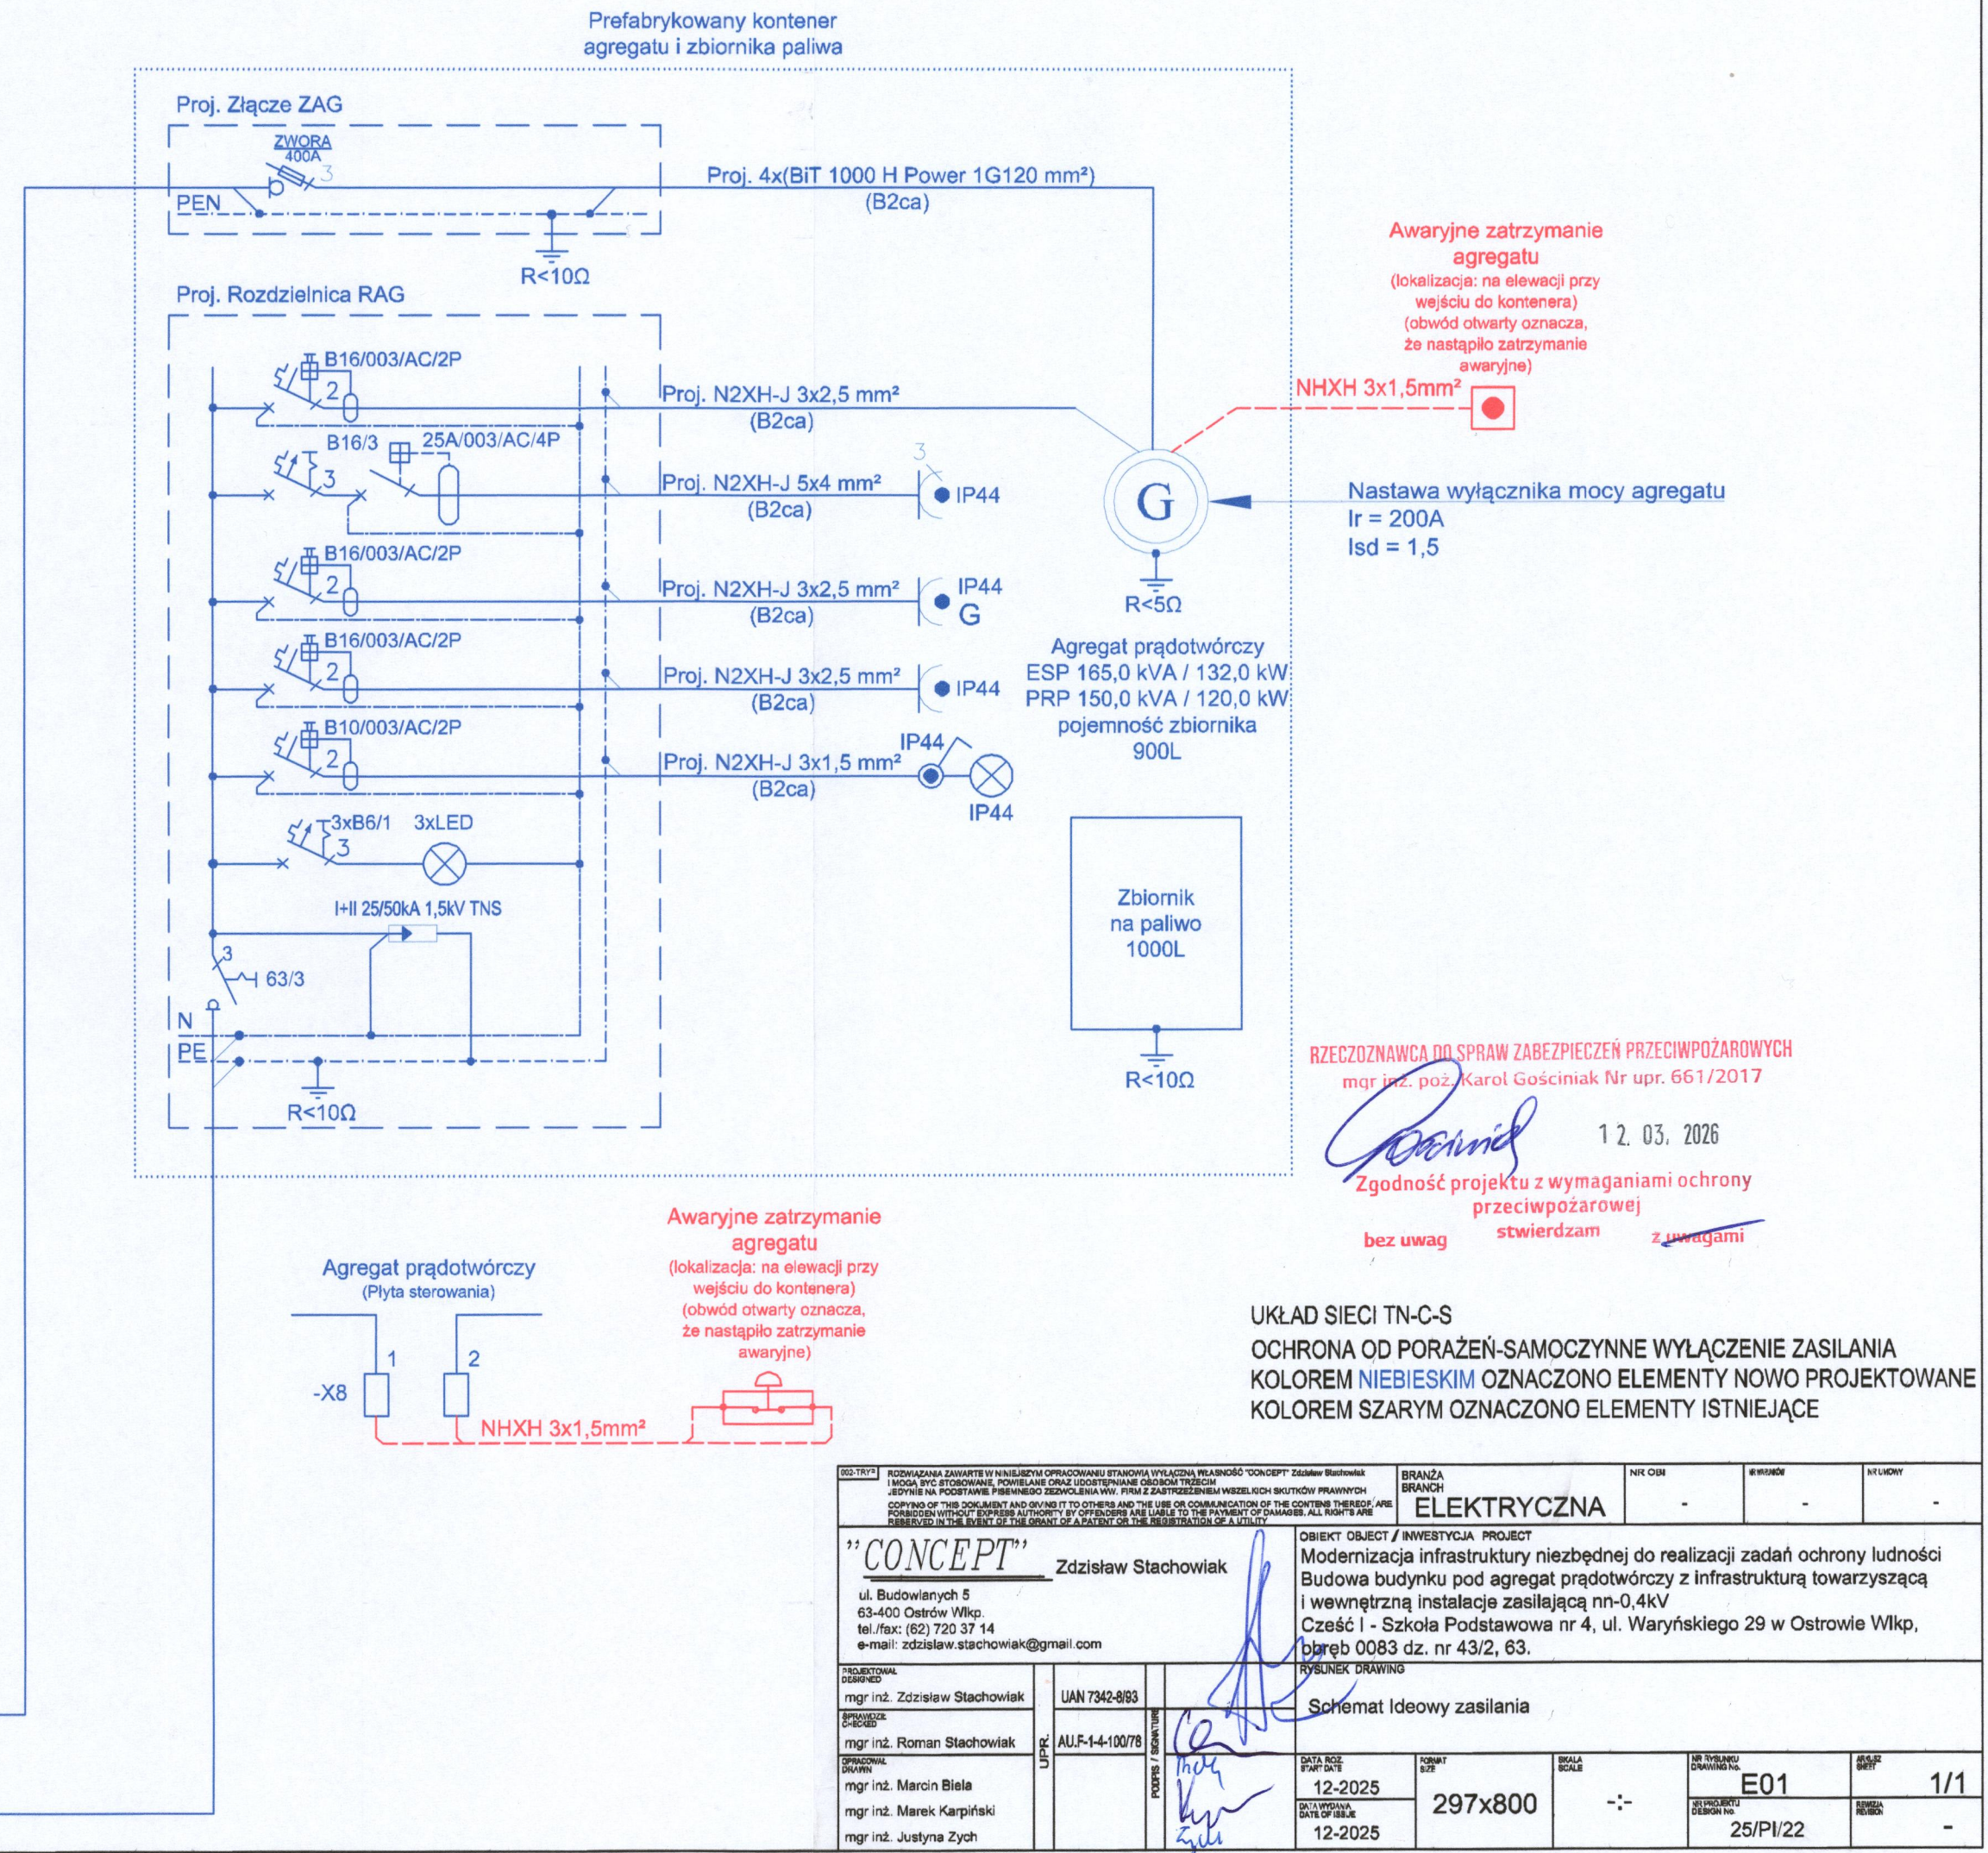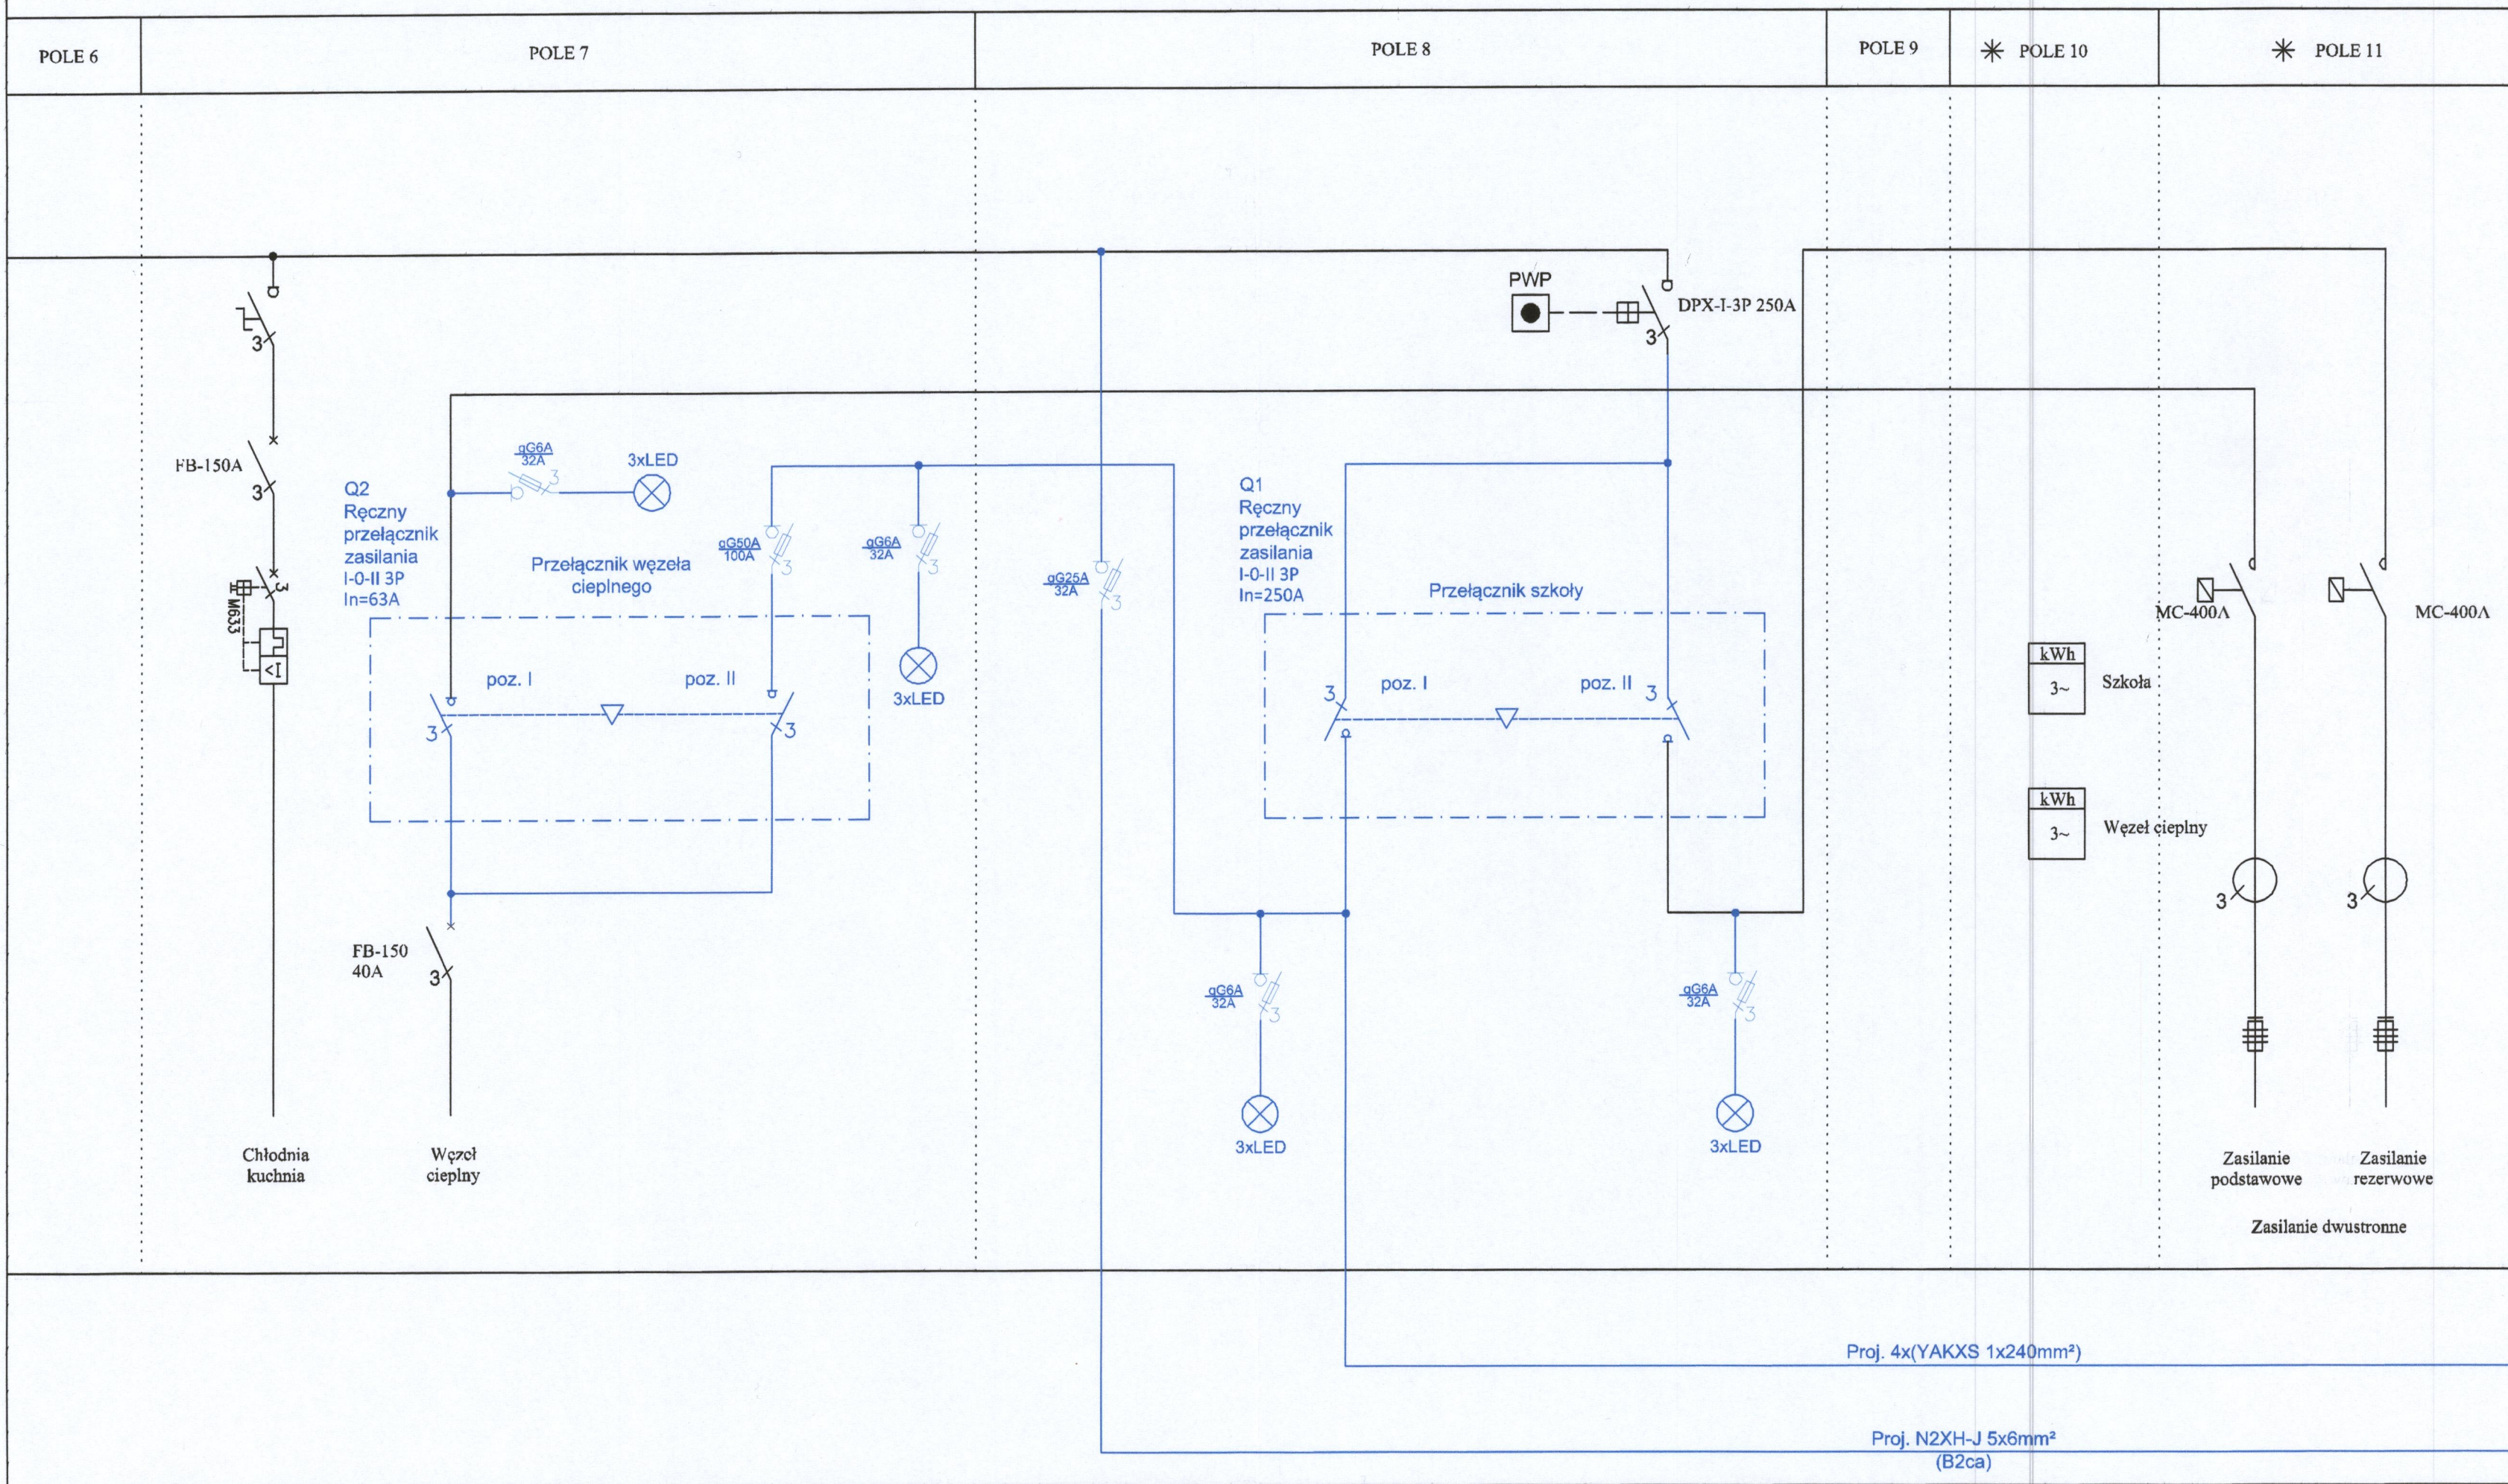

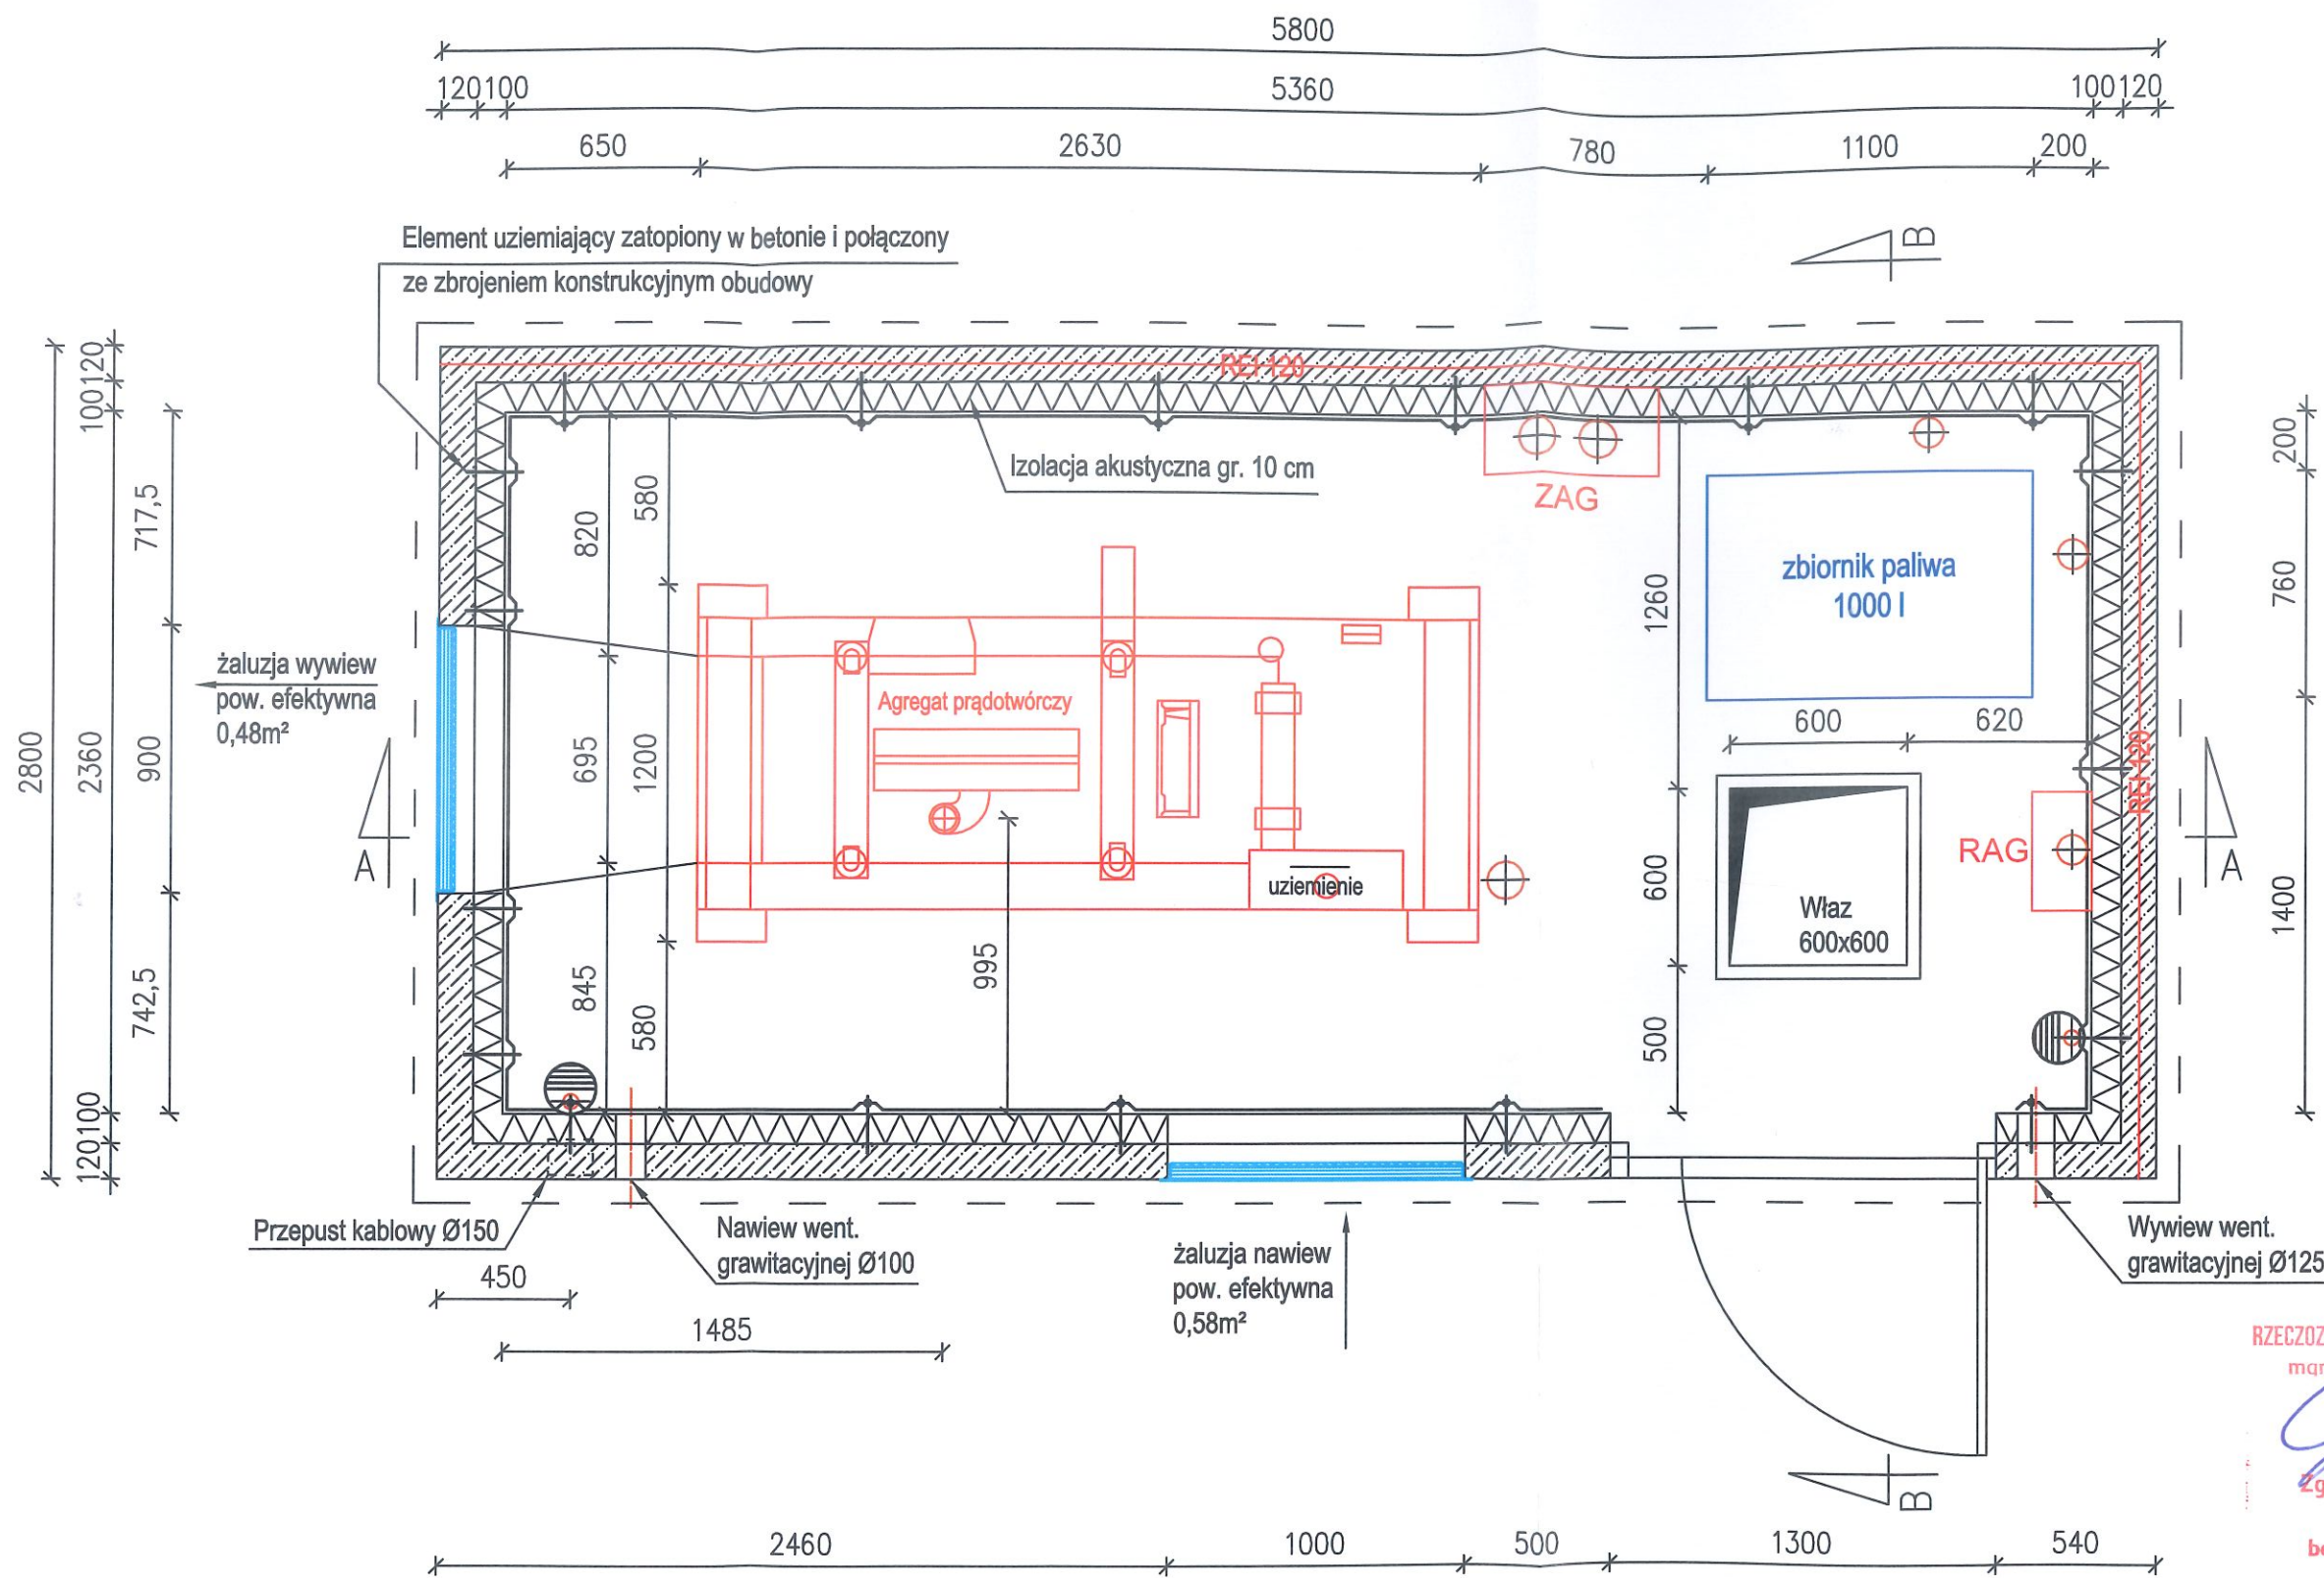


RZECZPOSNOWCA DO SPRAW ZABEZPIECZEŃ PRZECIWPŻAROWYCH
mgr inż. poż. Karol Gościński Nr upr. 661/2017

[Signature] 12. 03. 2026

Zgodność projektu z wymaganiami ochrony przeciwpożarowej

bez uwag stwierdzam z uwagami

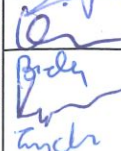002-TRYP		ROZMAJANA ZAWARTAE W NIEJŚCIEM OPRACOWANIU STANOWIA WŁAŚNOŚĆ "CONCEPT" Zdzisław Stachowiak I MOGA BYĆ STOSOWANE, POWIĄZANE ORAZ UDOSTĘPNIANE OSOBOM TRZECIM JEDYŃIE NA PODSTAWIE PIŚMIENEGO ZEZWOLENIA WK. FIRM Z ZASTRZEŻENIEM WSZELKICH SKUTKÓW PRAWNYCH COPYING OF THIS DOCUMENT AND GIVING IT TO OTHERS AND THE USE OR COMMUNICATION OF THE CONTENTS THEREOF, ARE FORBIDDEN WITHOUT EXPRESS AUTHORITY BY OFFENDERS ARE LIABLE TO THE PAYMENT OF DAMAGES, ALL RIGHTS ARE RESERVED IN THE EVENT OF THE GRANT OF A PATENT OR THE REGISTRATION OF A UTILITY		BRANŻA ELEKTRYCZNA		NR OBI	NR OBROTÓW	NR UMOWY			
"CONCEPT" Zdzisław Stachowiak ul. Budowlanych 5 63-400 Ostrów Wlkp. tel./fax: (62) 720 37 14 e-mail: zdzislaw.stachowiak@gmail.com				OBIEKT OBJECT /INWESTYCJA PROJECT Modernizacja infrastruktury niezbędnej do realizacji zadań ochrony ludności Budowa budynku pod agregat prądowórczy z infrastrukturą towarzyszącą i wewnętrzną instalację zasilającą nn-0,4kV Część I - Szkoła Podstawowa nr 4, ul. Waryńskiego 29 w Ostrowie Wlkp, obręb 0083 dz. nr 43/2, 63.							
PROJEKTOWAŁ DESIGNED mgr inż. Zdzisław Stachowiak		UAN 7342-8/83		RYSUNEK DRAWING							
SPRAWDZIŁ CHECKED mgr inż. Roman Stachowiak		AU.F-1-4-100/78		Rzut zabudowy budynek z agregatem prądowórczym i zbiornikiem na paliwo. Widok z góry							
OPRACOWAŁ DRAWING mgr inż. Marcin Biela mgr inż. Marek Karpiński mgr inż. Justyna Zych		UPR: PODPIS / SIGNATURE 		DATA ROZ START DATE 12-2025 DATA WYDANIA DATE OF ISSUE 12-2025		FORMAT SIZE A3 SKALA SCALE 1:25		NR RYSUNKU DRAWING No. E07 NR PROJEKTU DESIGN No. 25/PI/22		ARKUSZ SHEET 1/1 REWIZJA REVISION -	